



ООО «Промпроектстрой-Н»

429965 Чувашская Республика, г. Новочебоксарск, ул. Промышленная, вл. 78, пом. 21
тел./факс (8352) 74-04-40/74-50-45, сайт: promproektstroy.rf, e-mail: promproekt@bk.ru

Ассоциация проектировщиков «СтройПроект» СРО-П-170-16032012

АУ «Экспериментальный театр» Минкультуры Чувашии,
Чувашская Республика, г. Новочебоксарск, ул. Винокурова, д. 42

Капитальный ремонт объекта недвижимого имущества
"Нежилое помещение"

Проектная документация

Раздел 5 «Сведения об инженерном оборудовании, о сетях инженерно-технического обеспечения, перечень инженерно-технических решений»

Подраздел 2 «Система водоснабжения»

Подраздел 3 «Система водоотведения»

00703-42 – ВК

Книга 4

Экземпляр № _____



ООО «Промпроектстрой-Н»

429965 Чувашская Республика, г. Новочебоксарск, ул. Промышленная, вл. 78, пом. 21
тел./факс (8352) 74-04-40/74-50-45, сайт: promproektstroy.rf, e-mail: promproekt@bk.ru

Ассоциация проектировщиков «СтройПроект» СРО-П-170-16032012

АУ «Экспериментальный театр» Минкультуры Чувашии,
Чувашская Республика, г. Новочебоксарск, ул. Винокурова, д. 42

Капитальный ремонт объекта недвижимого имущества
"Нежилое помещение"

Проектная документация

Раздел 5 «Сведения об инженерном оборудовании, о сетях инженерно-технического обеспечения, перечень инженерно-технических решений»

Подраздел 2 «Система водоснабжения»

Подраздел 3 «Система водоотведения»

00703-42 – ВК

Книга 4

Генеральный директор




М. П. Шанаев

Главный инженер проекта

Ю. М. Иванов

Взам. инв. №	
Подп. и дата	
Инв. № подл.	

План подвала

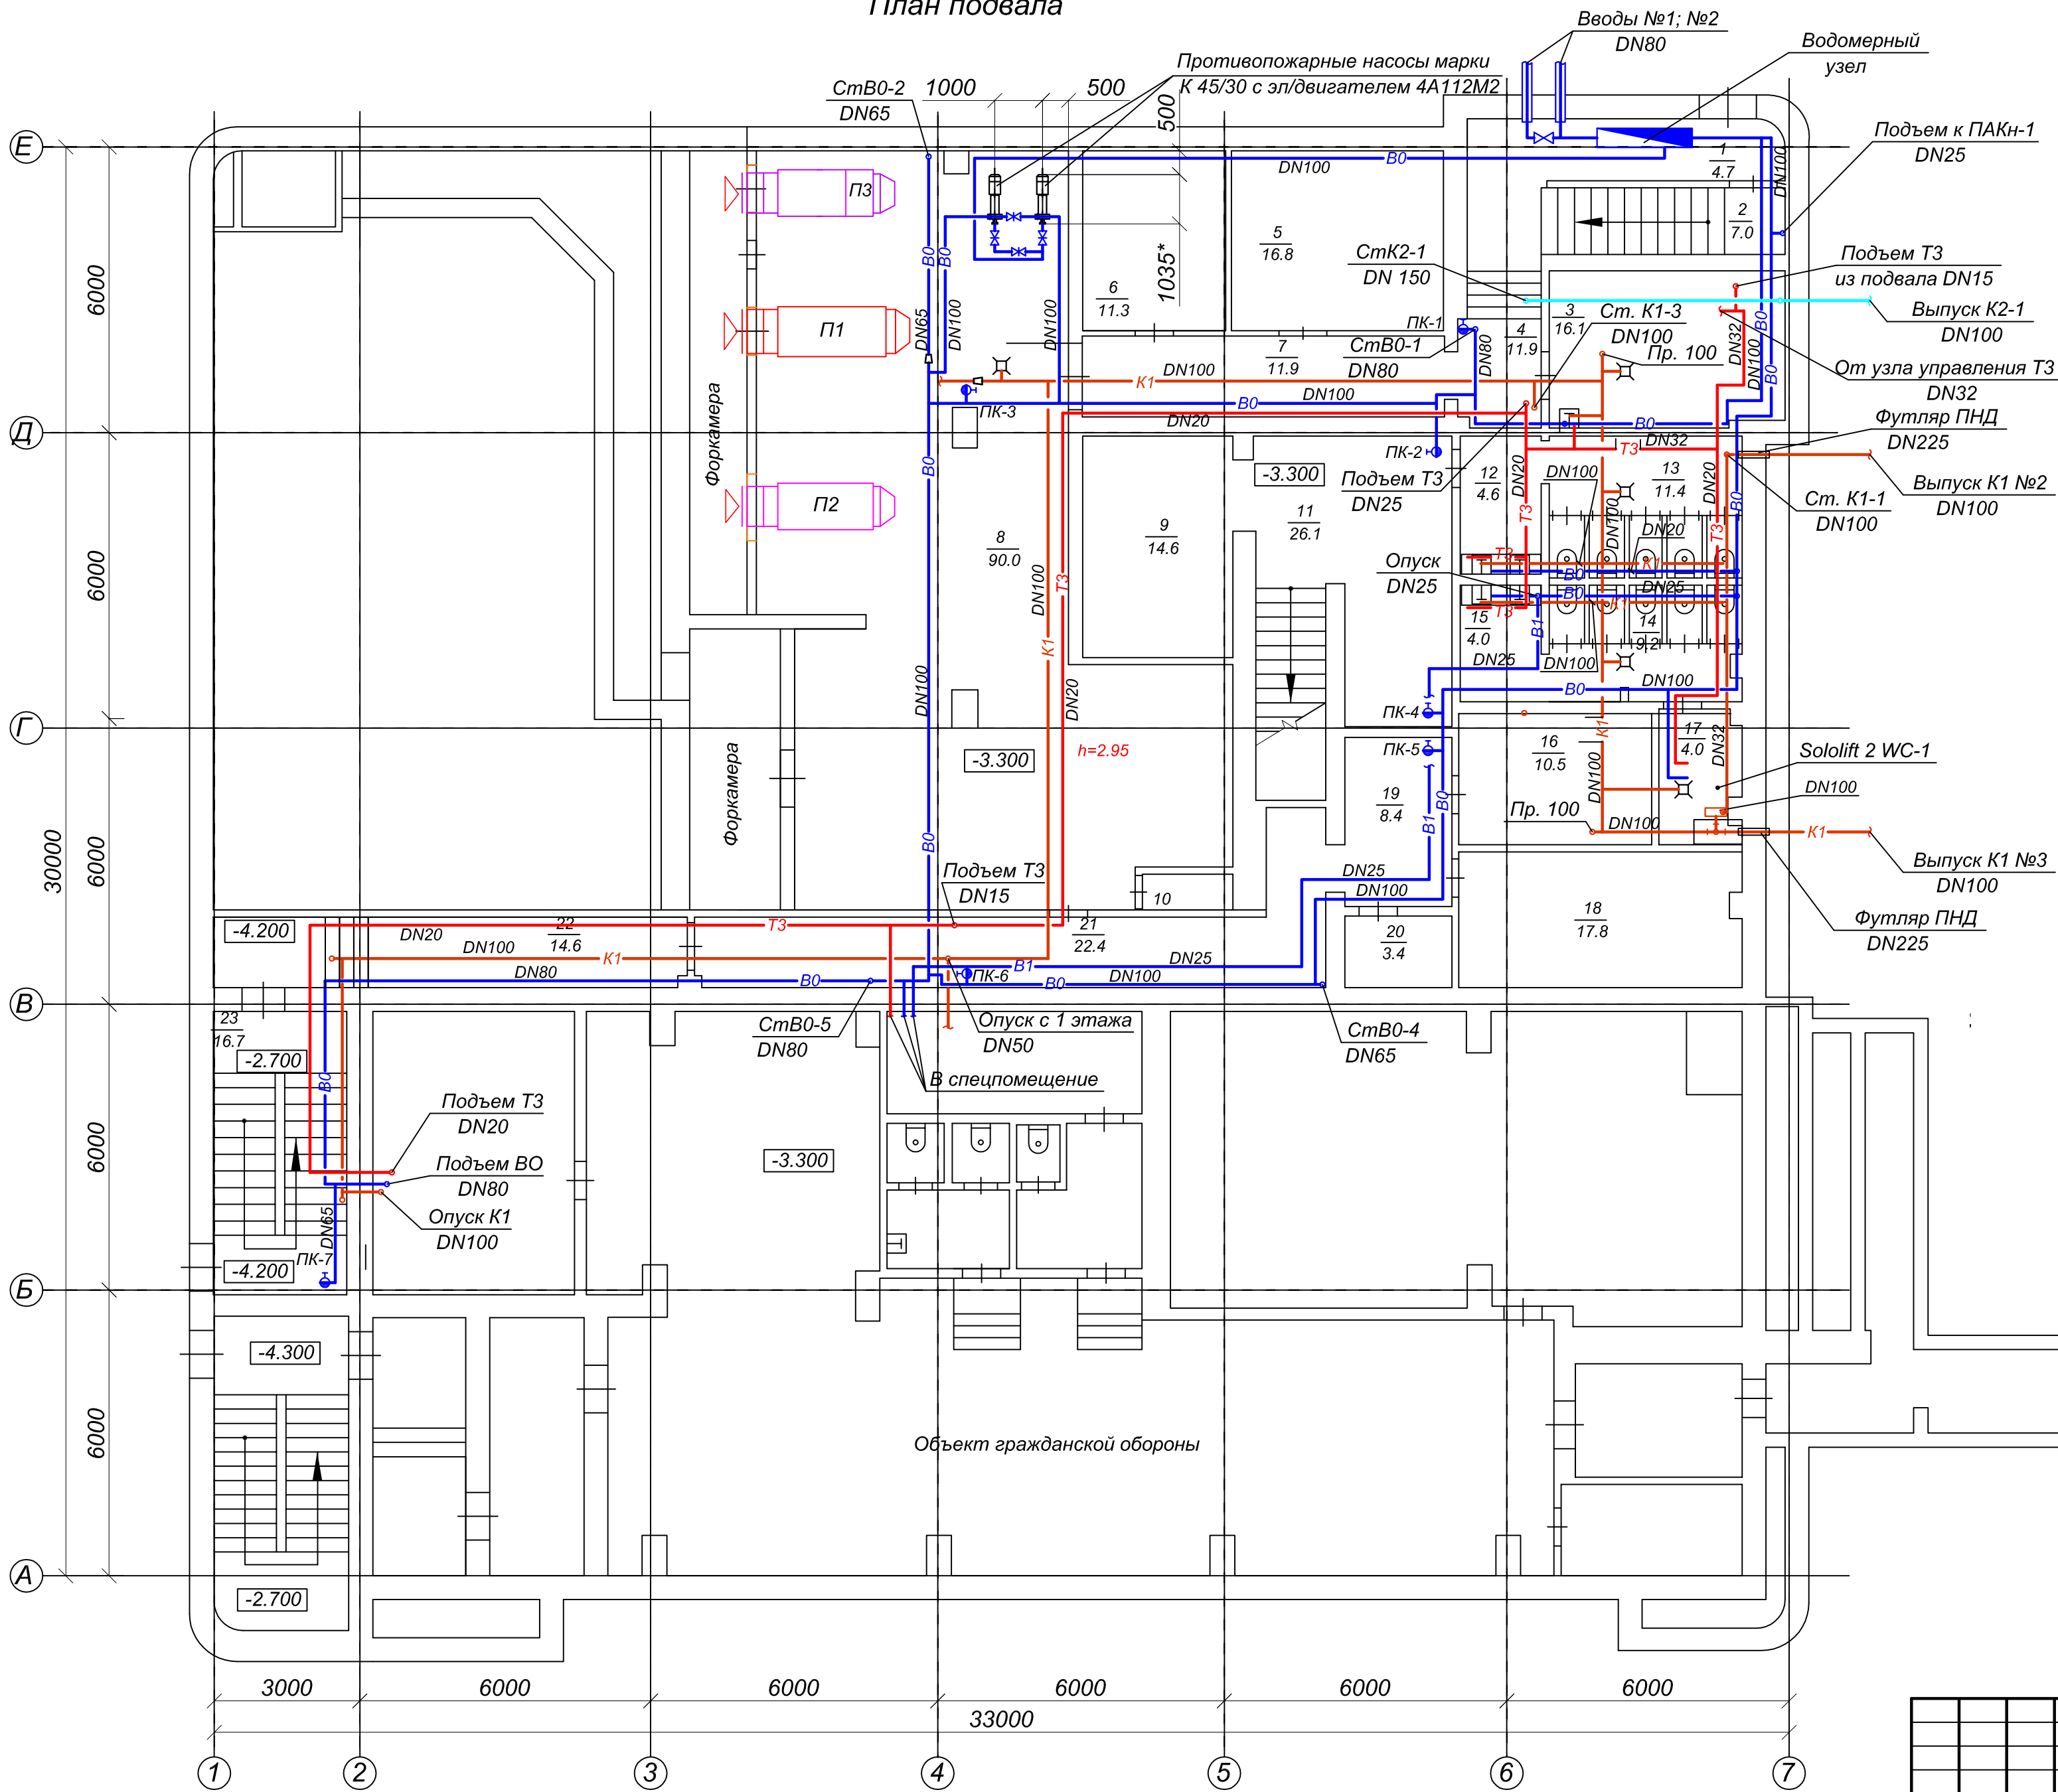


Экспликация помещений		
1	Тамбур	4.7
2	Лестничная клетка	7.0
3	Тепловой узел	16.1
4	Коридор	11.9
5	Помещение	16.8
6	Помещение	11.3
7	Коридор	11.9
8	Венткамера	90.0
9	Гардероб	14.6
10	Форкамера	1.3
11	Коридор	26.1
12	Умывальная	4.6
13	Туалет	11.4
14	Туалет	9.2
15	Умывальная	4.0
16	Помещение	10.5
17	Кладовая	4.0
18	Эл. Щитовая	17.8
19	Коридор	8.4
20	Помещение	3.4
21	Коридор	22.4
22	Коридор	14.6
23	Лестничная клетка	16.7
Итого по подвалу:		338.7


Согласовано:			
Име. N подл.	Подпись и дата	Взам. ине. N	

00703-42-ВК					
АУ «Экспериментальный театр» Минкультуры Чувашии, Чувашская Республика, г. Новочебоксарск, ул. Винокурова, д. 42					
Изм.	Лист	Кол.уч.	Недок.	Подпись	Дата
Разработ.	Носов				
Проверил	Шанаев				
Рук. пр.	Шанаев				
Н. контр.	Носов				
ГИП	Иванов				
Капитальный ремонт объекта недвижимого имущества "Нежилое помещение"				Стадия	Лист
План подвала				П	2
				Листов	
				ООО "Промпроектстрой-Н" 2020 г.	

План первого этажа

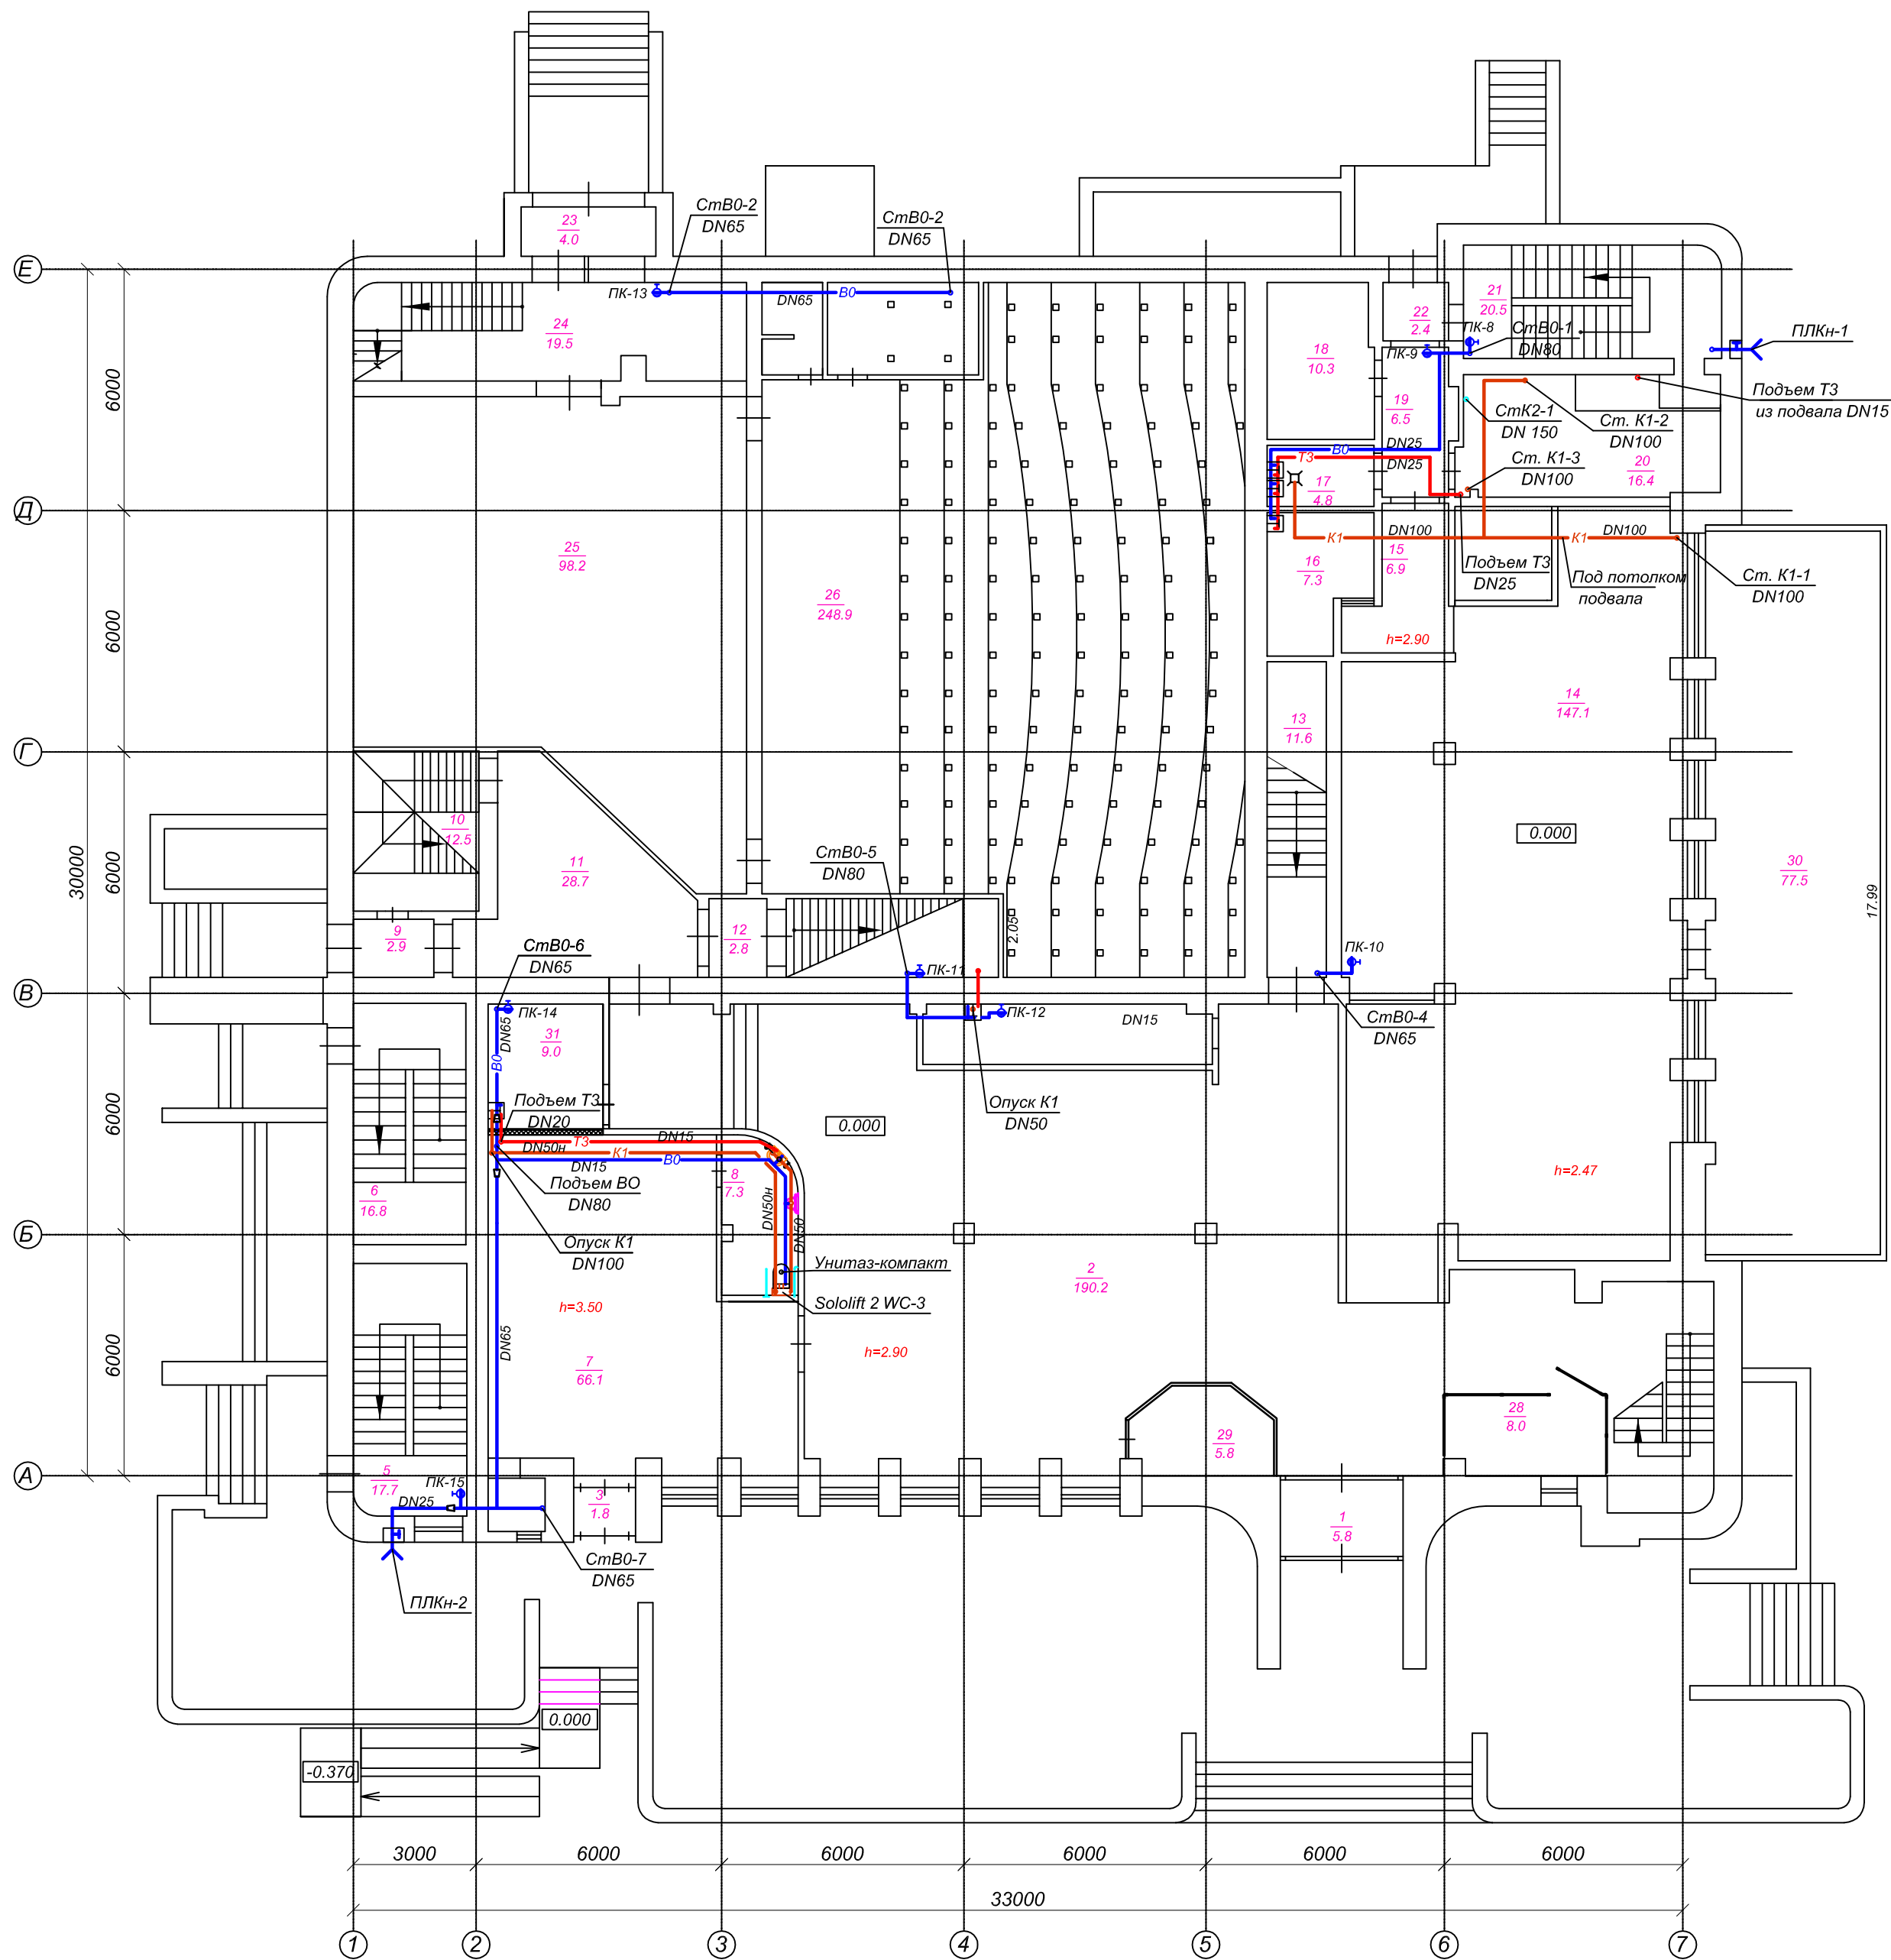

План второго этажа

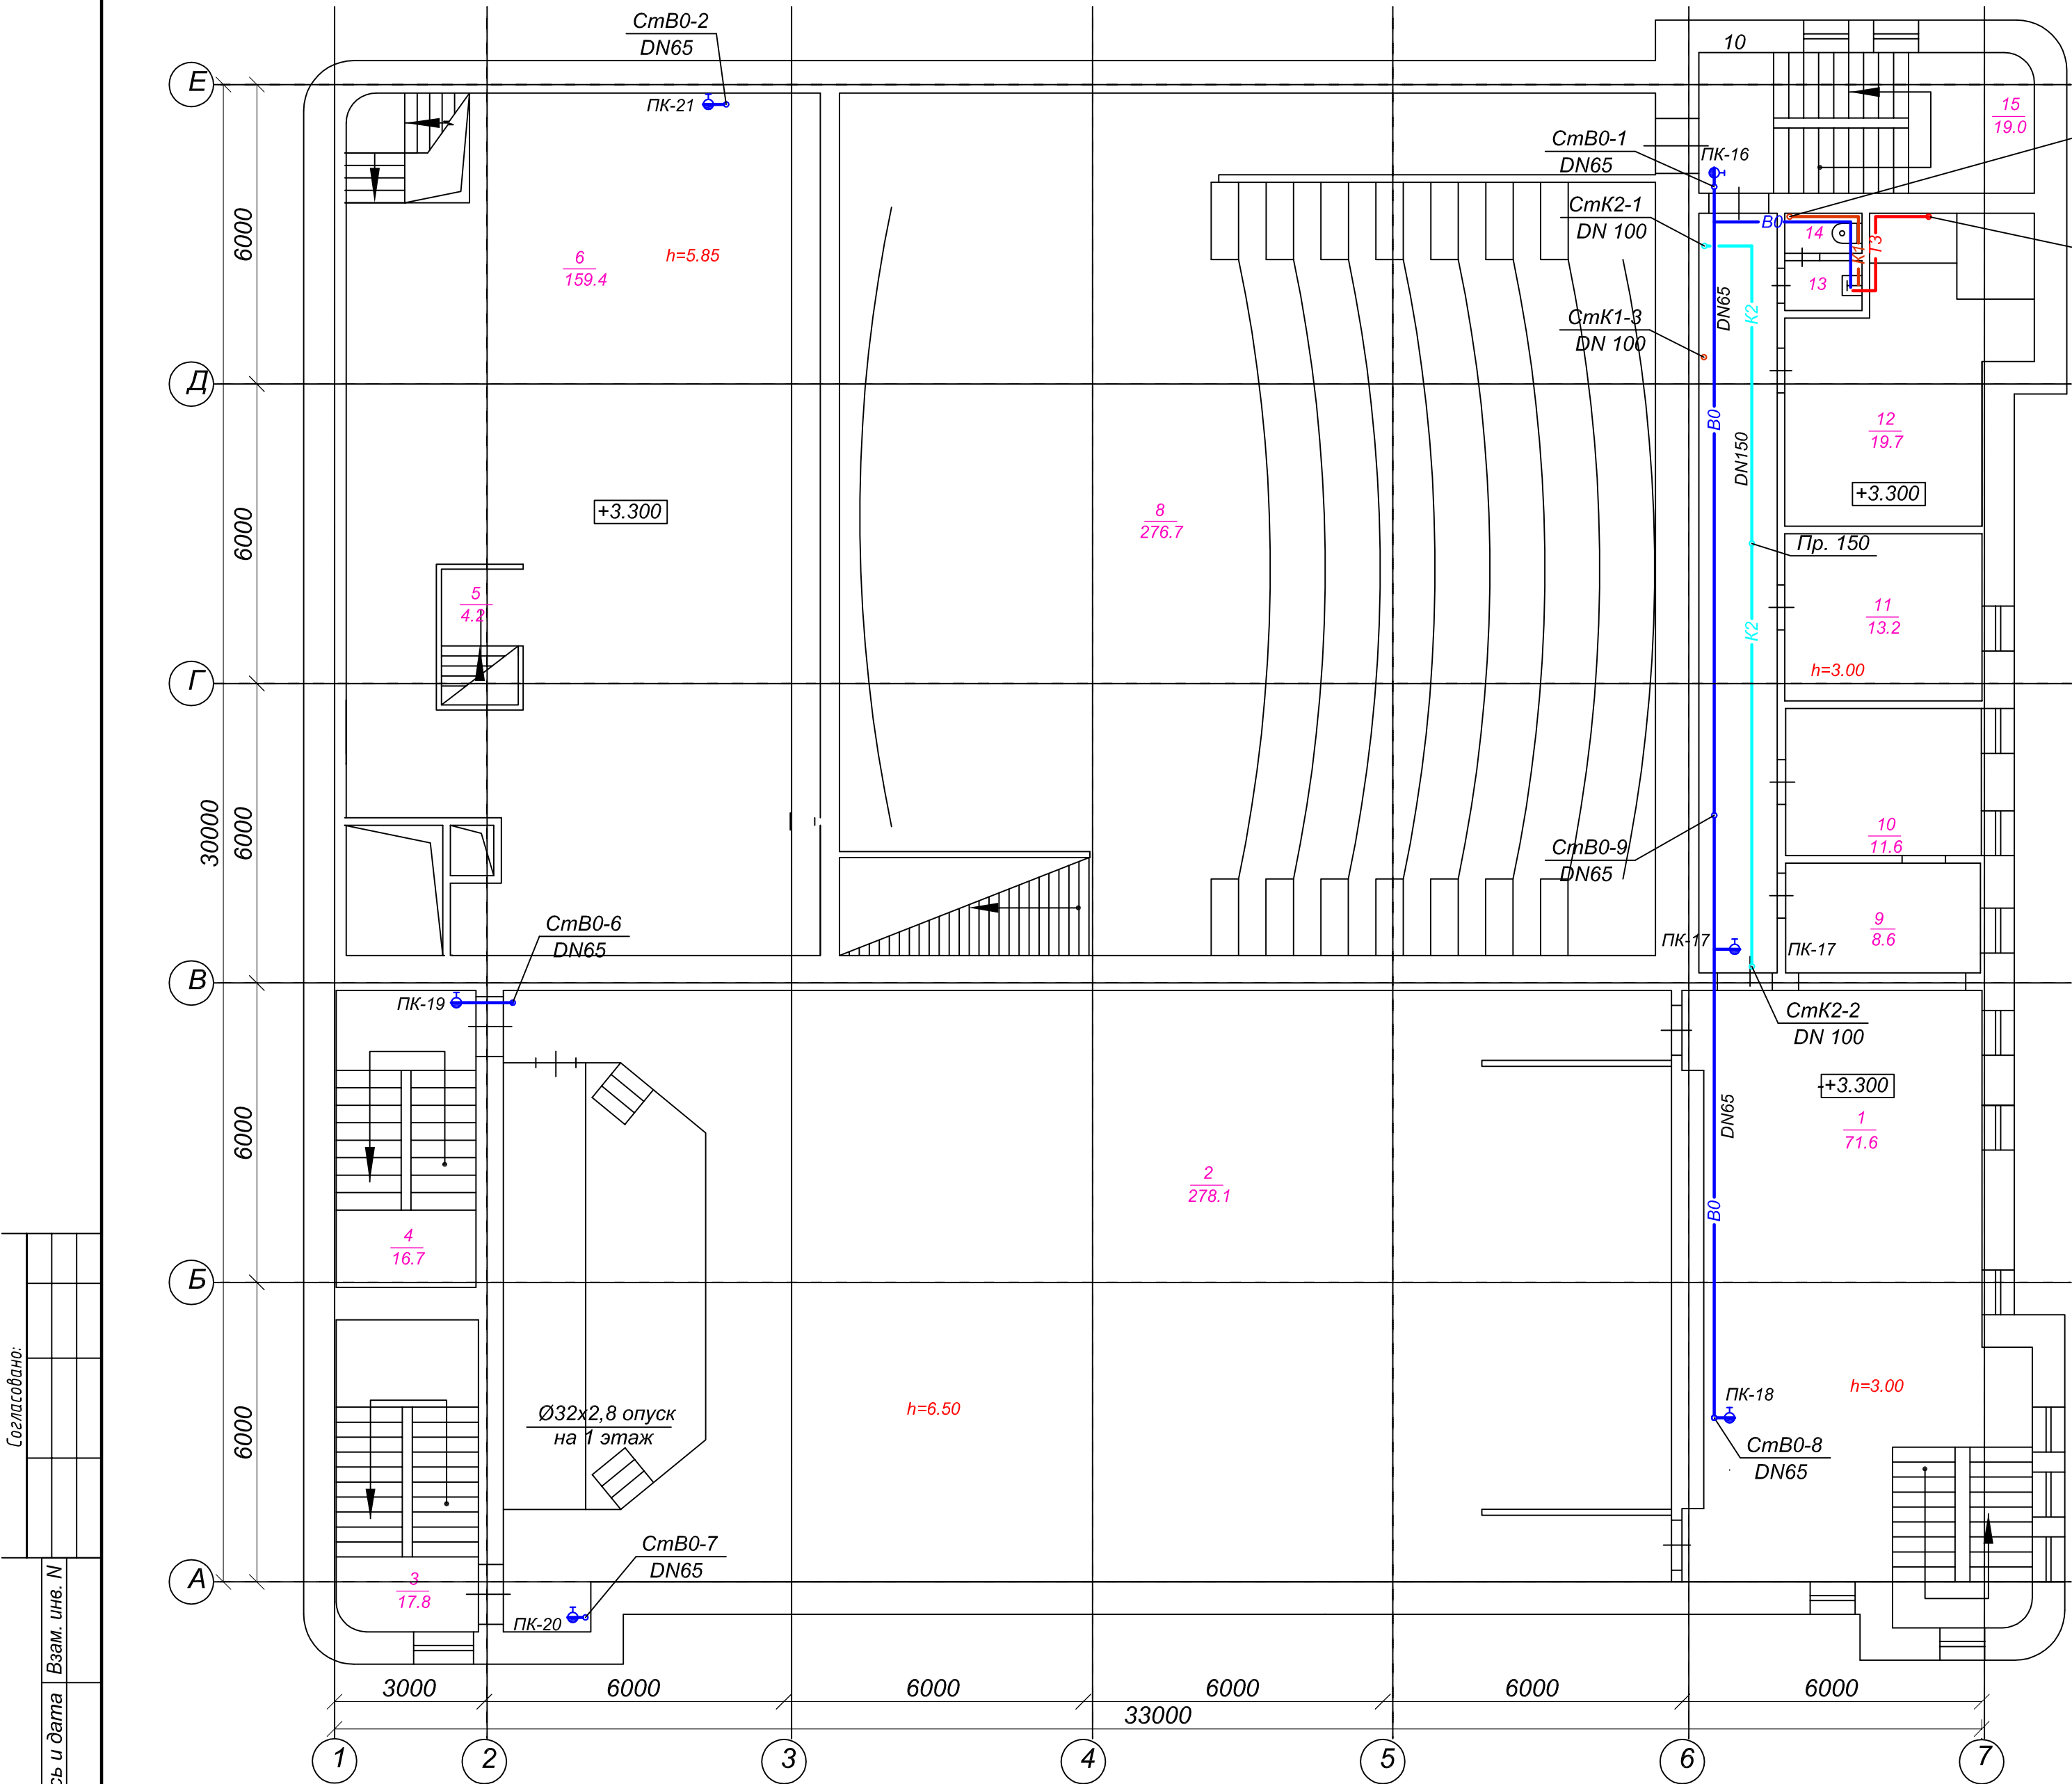


Экспликация помещений		
1	Фойе	71.6
2	Зрительный зал	278.1
3	Лестничная клетка	17.8
4	Лестничная клетка	16.7
5	Лестничная клетка	6.2
6	Помещение	159.4
7	Зрительный зал	276.7
8	Коридор	23.9
9	Буфет	8.6
10	Кабинет	11.6
11	Кабинет	13.2
12	Венткамера	19.8
13	Умывальная	1.6
14	Туалет	1.2
15	Лестничная клетка	19.0
Итого по 2 этажу:		925.4

Согласовано:			
Име. N подл.	Подпись и дата	Взам. ине. N	

00703-42-ВК					
АУ «Экспериментальный театр» Минкультуры Чувашии, Чувашская Республика, г. Новочебоксарск, ул. Винокурова, д. 42					
Изм.	Лист	Кол.уч.	Недок.	Подпись	Дата
Разработ.	Носов				
Проверил	Шанаев				
Рук. пр.	Шанаев				
Н. контр.	Носов				
ГИП	Иванов				
Капитальный ремонт объекта недвижимого имущества "Нежилое помещение"				Стадия	Лист
План второго этажа				П	4
				Листов	
				ООО "Промпроектстрой-Н" 2020 г.	


План третьего этажа

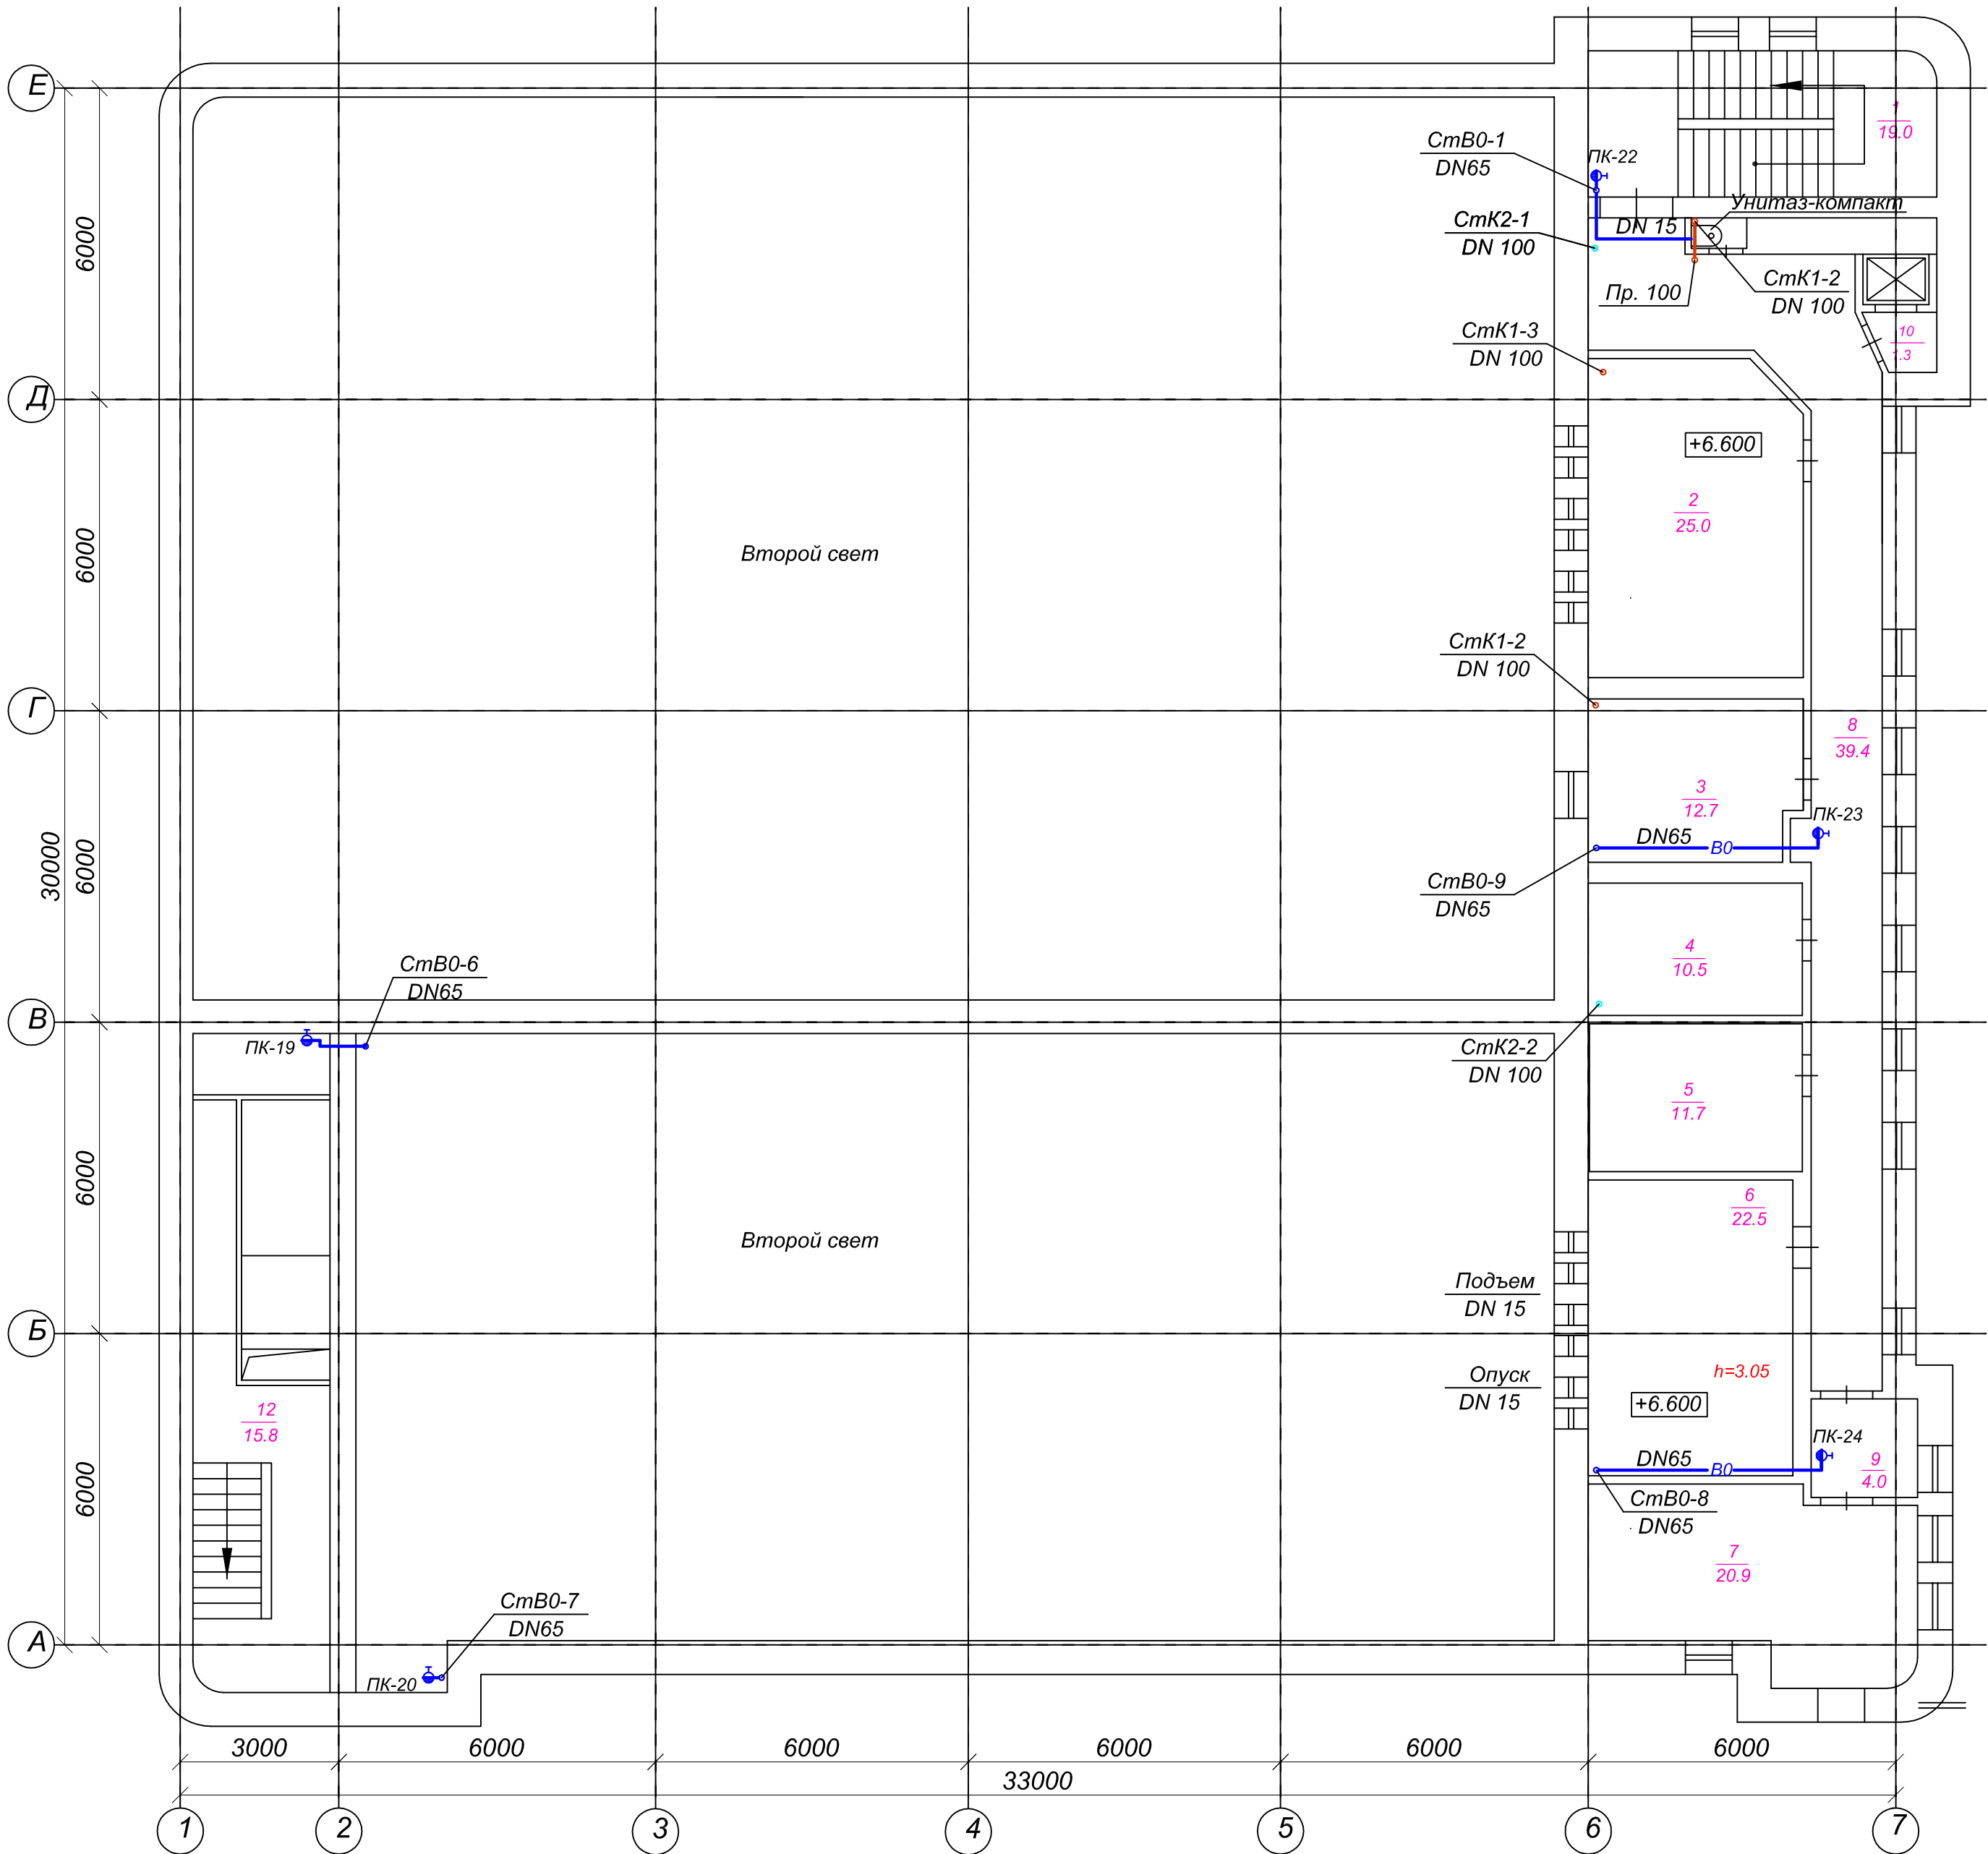

Экспликация помещений		
1	Лестничная клетка	19.0
2	Аппаратная	25.0
3	Кабинет	12.7
4	Кабинет	10.5
5	Кабинет	11.7
6	Аппаратная	22.5
7	Кабинет	20.9
8	Коридор	39.4
9	Тамбур	4.0
10	Тамбур	1.3
11	Туалет	0.6
12	Лестничная клетка	17.8
Итого по 3 этажу:		185.4

						00703-42-ВК			
						АУ «Экспериментальный театр» Минкультуры Чувашии, Чувашская Республика, г. Новочебоксарск, ул. Винокурова, д. 42			
Изм.	Лист	Кол.уч.	Недок.	Подпись	Дата				
Разработ.	Носов					Капитальный ремонт объекта недвижимого имущества "Нежилое помещение"	Стадия	Лист	Листов
Проверил	Шанаев						П	5	
Рук. пр.	Шанаев								
Н. контр.	Носов								
ГИП	Иванов								
						План третьего этажа	ООО "Промпроектстрой-Н" 2020 г.		


План кровли

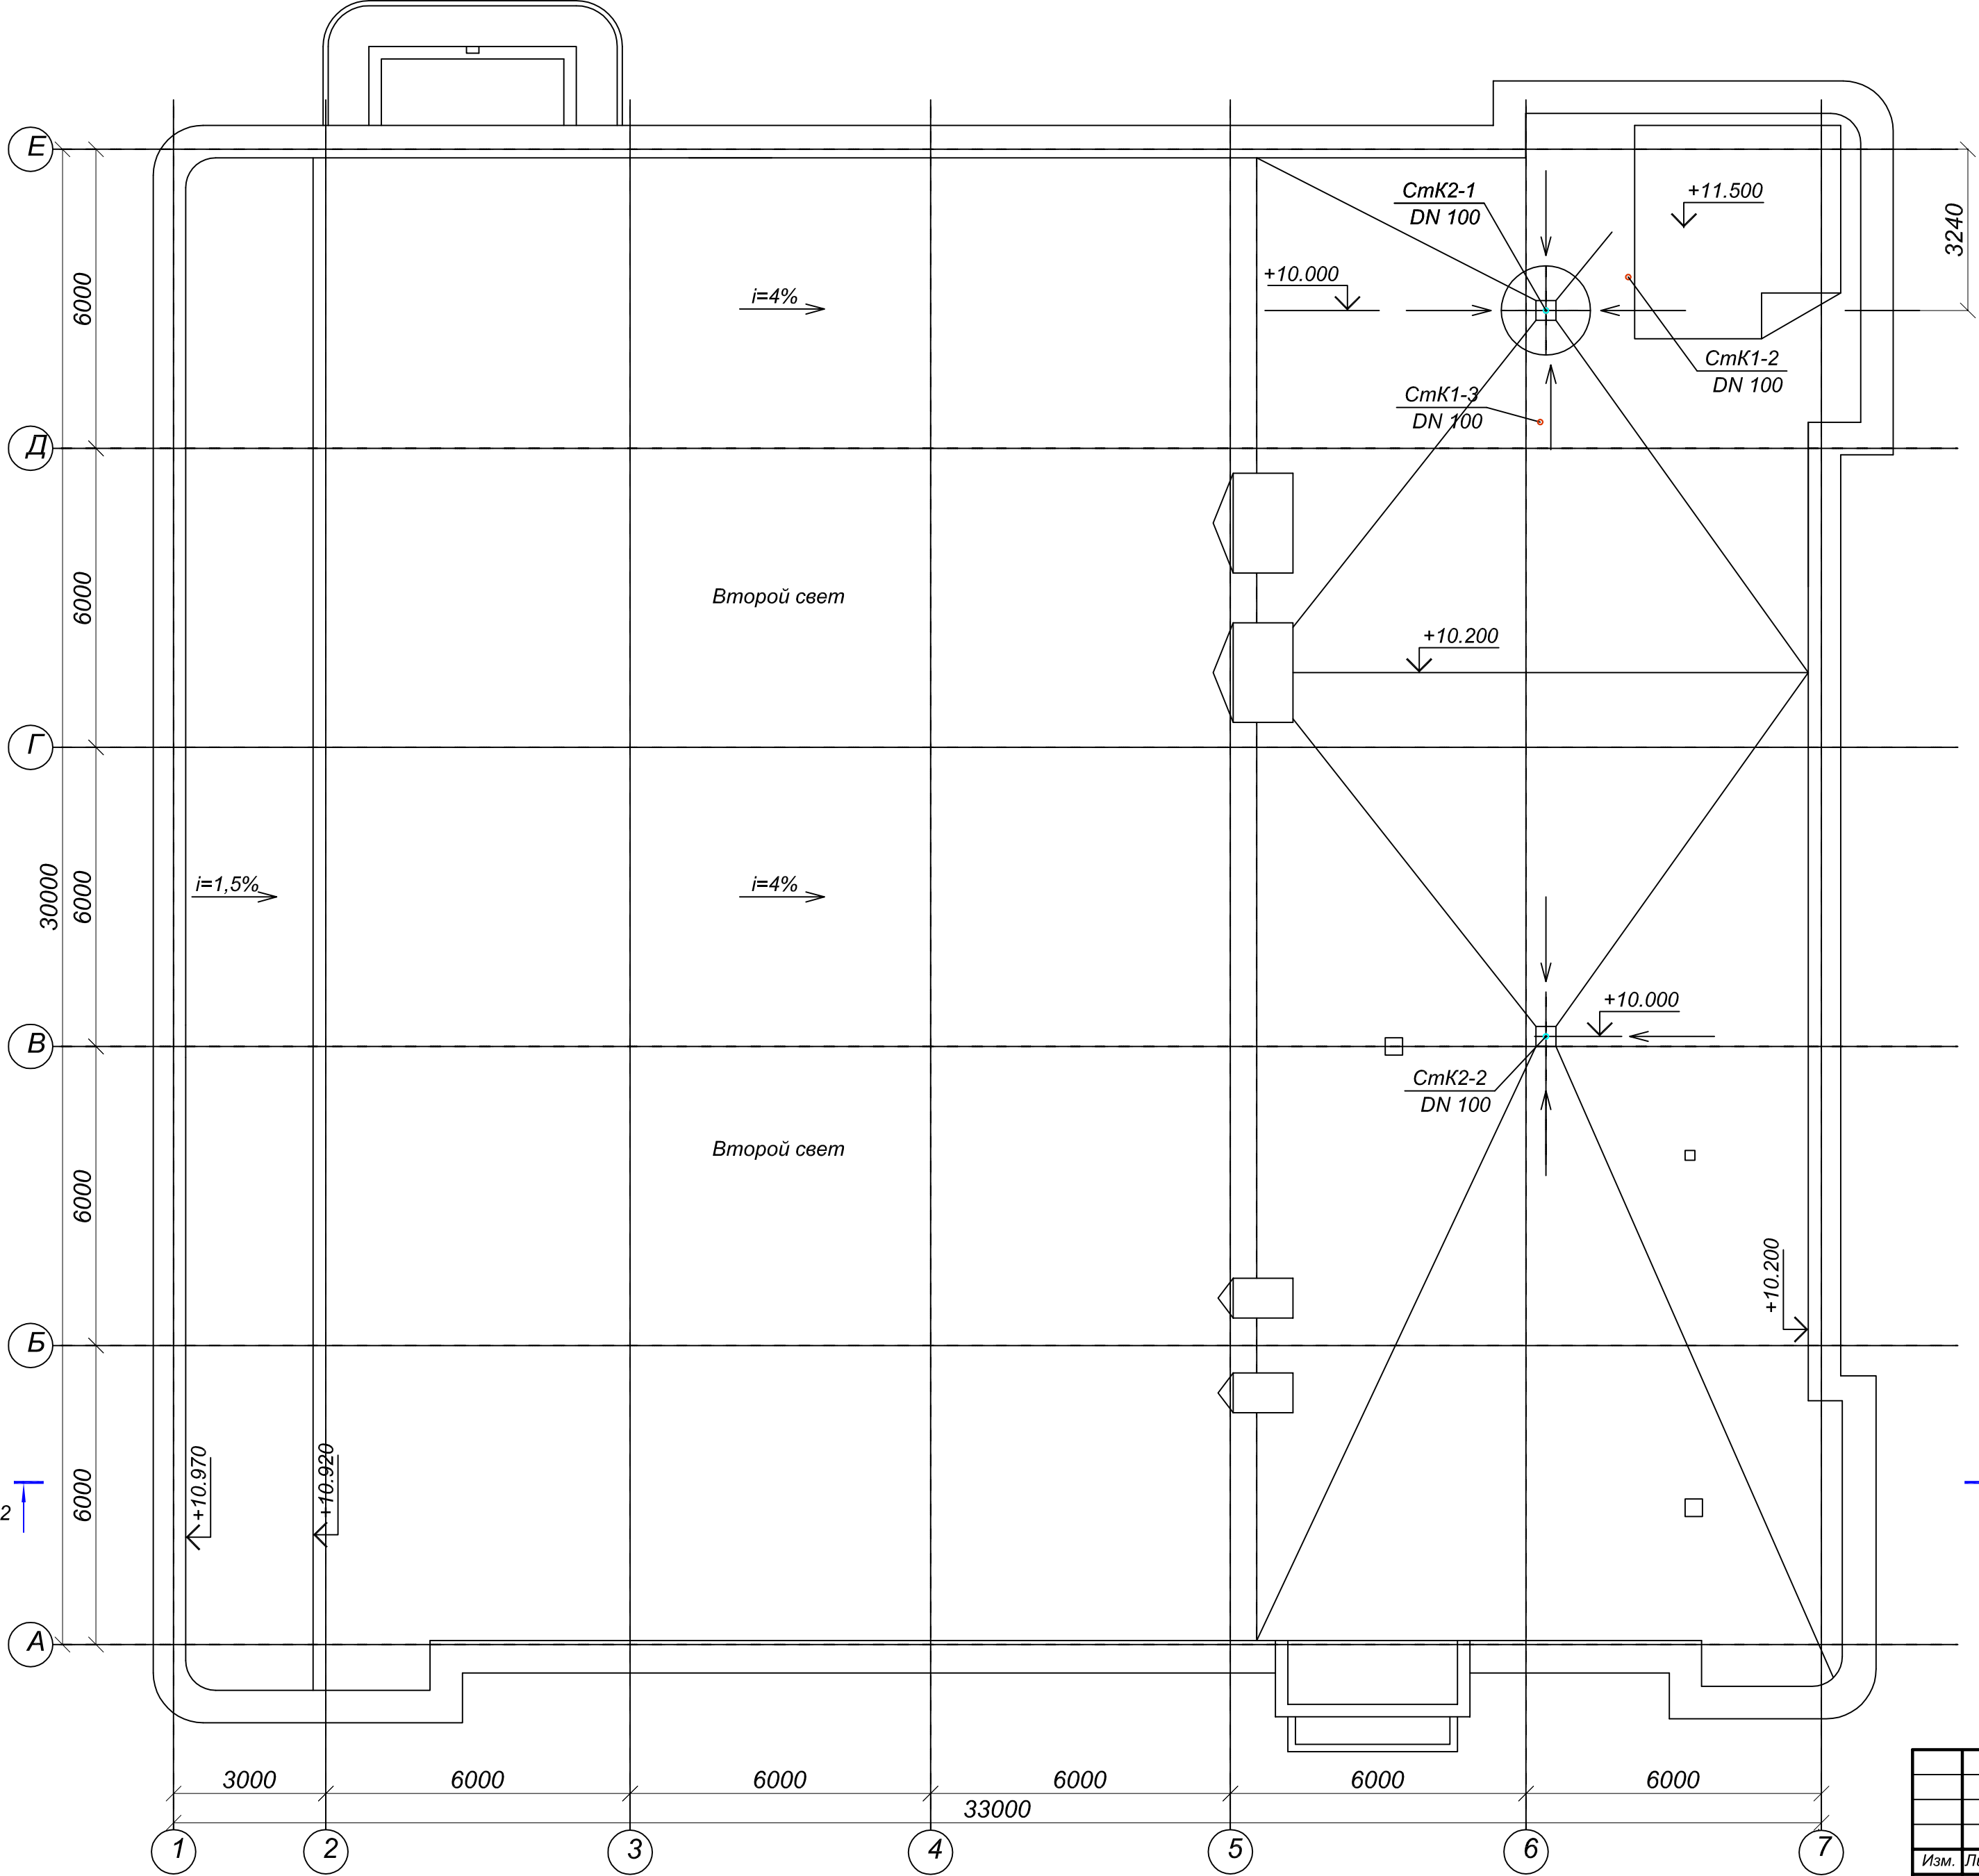


Согласовано:			
Изм.	Лист	Кол. у.	Недок.
Разработ.	Носов	Подпись	Дата
Проверил	Шанаев	Подпись	Дата
Рук. пр.	Шанаев	Подпись	Дата
Н. контр.	Носов	Подпись	Дата
ГИП	Иванов	Подпись	Дата

00703-42-ВК						
АУ «Экспериментальный театр» Минкультуры Чувашии, Чувашская Республика, г. Новочебоксарск, ул. Винокурова, д. 42						
Капитальный ремонт объекта недвижимого имущества "Нежилое помещение"				Стадия	Лист	Листов
				П	6	
План кровли				ООО "Промпроектстрой-Н" 2020 г.		

Водомерный узел

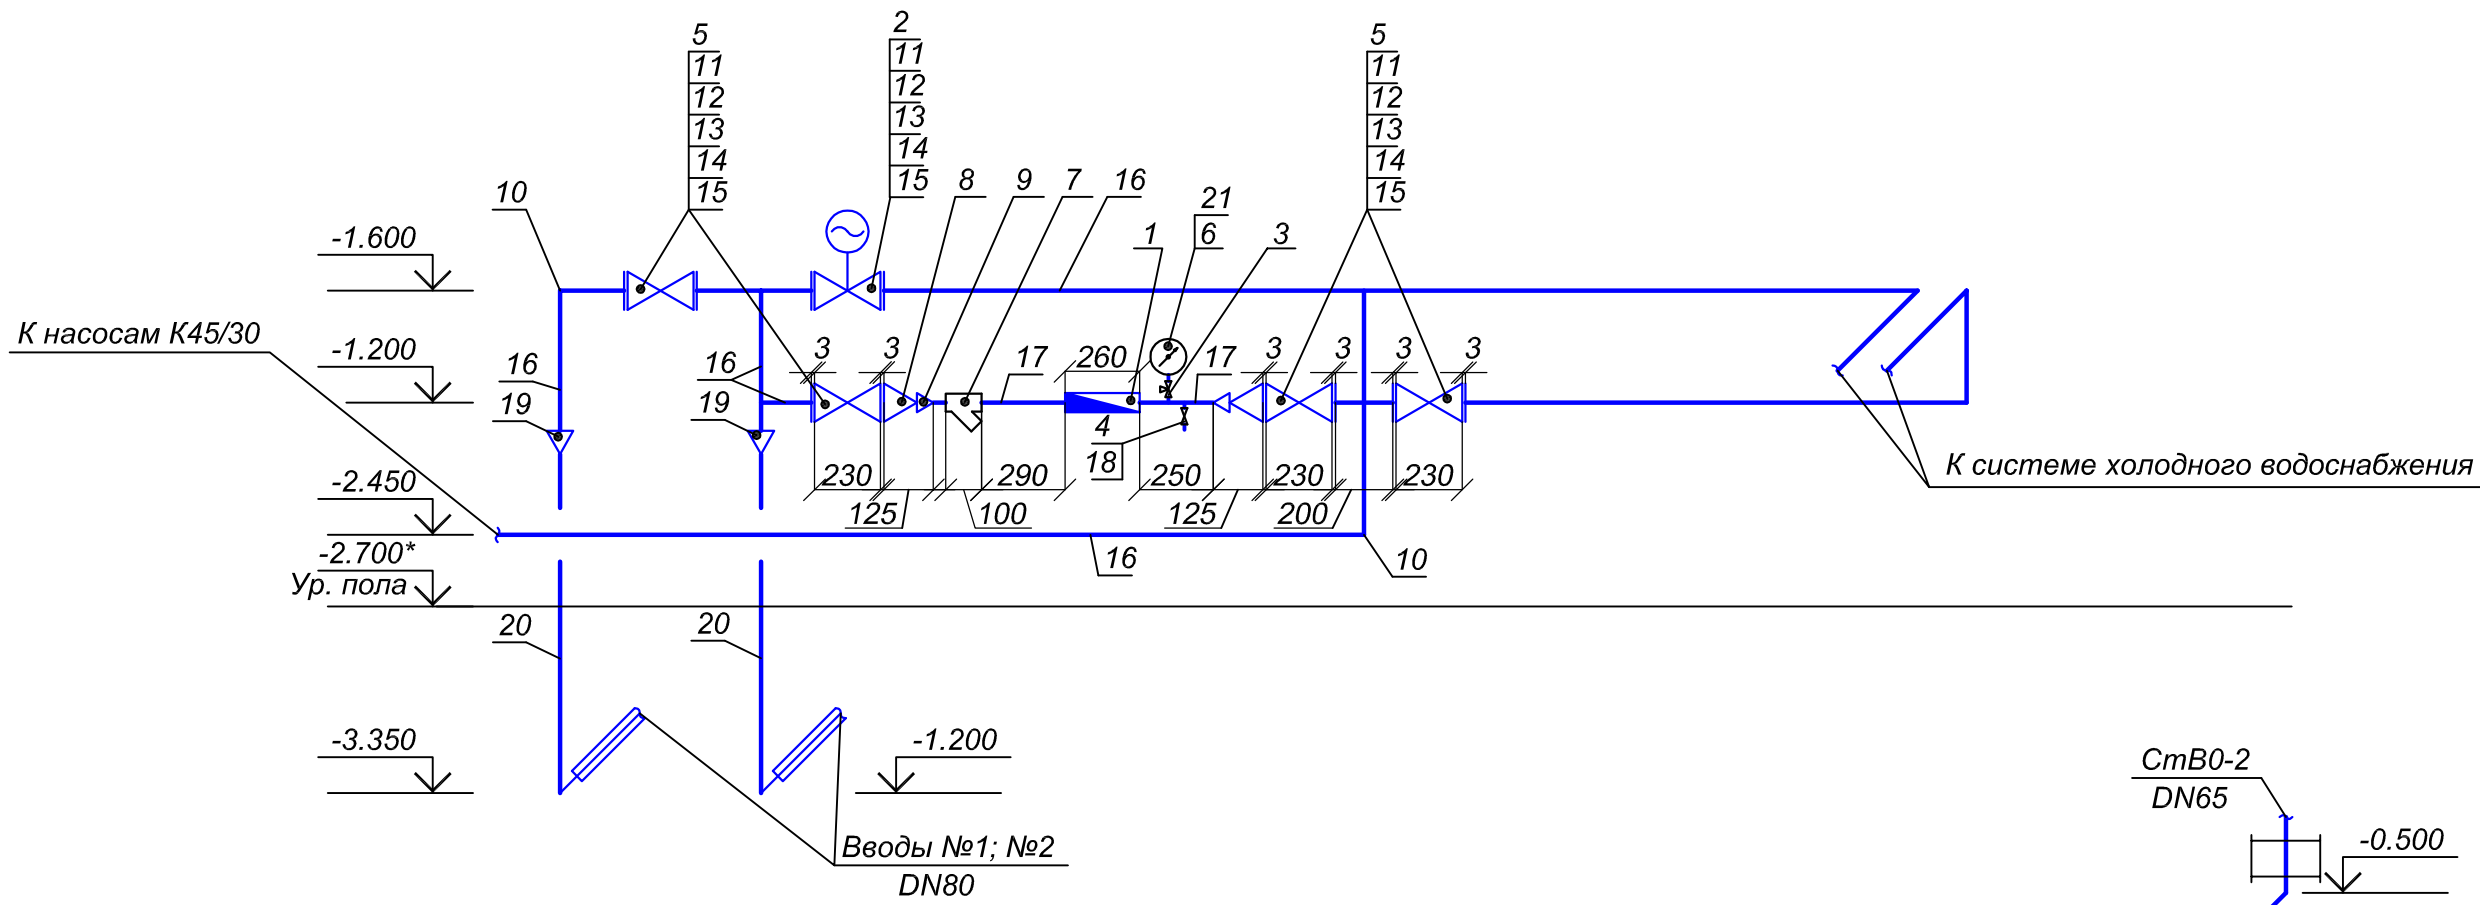


Схемы ВО и ТЗ в подвале

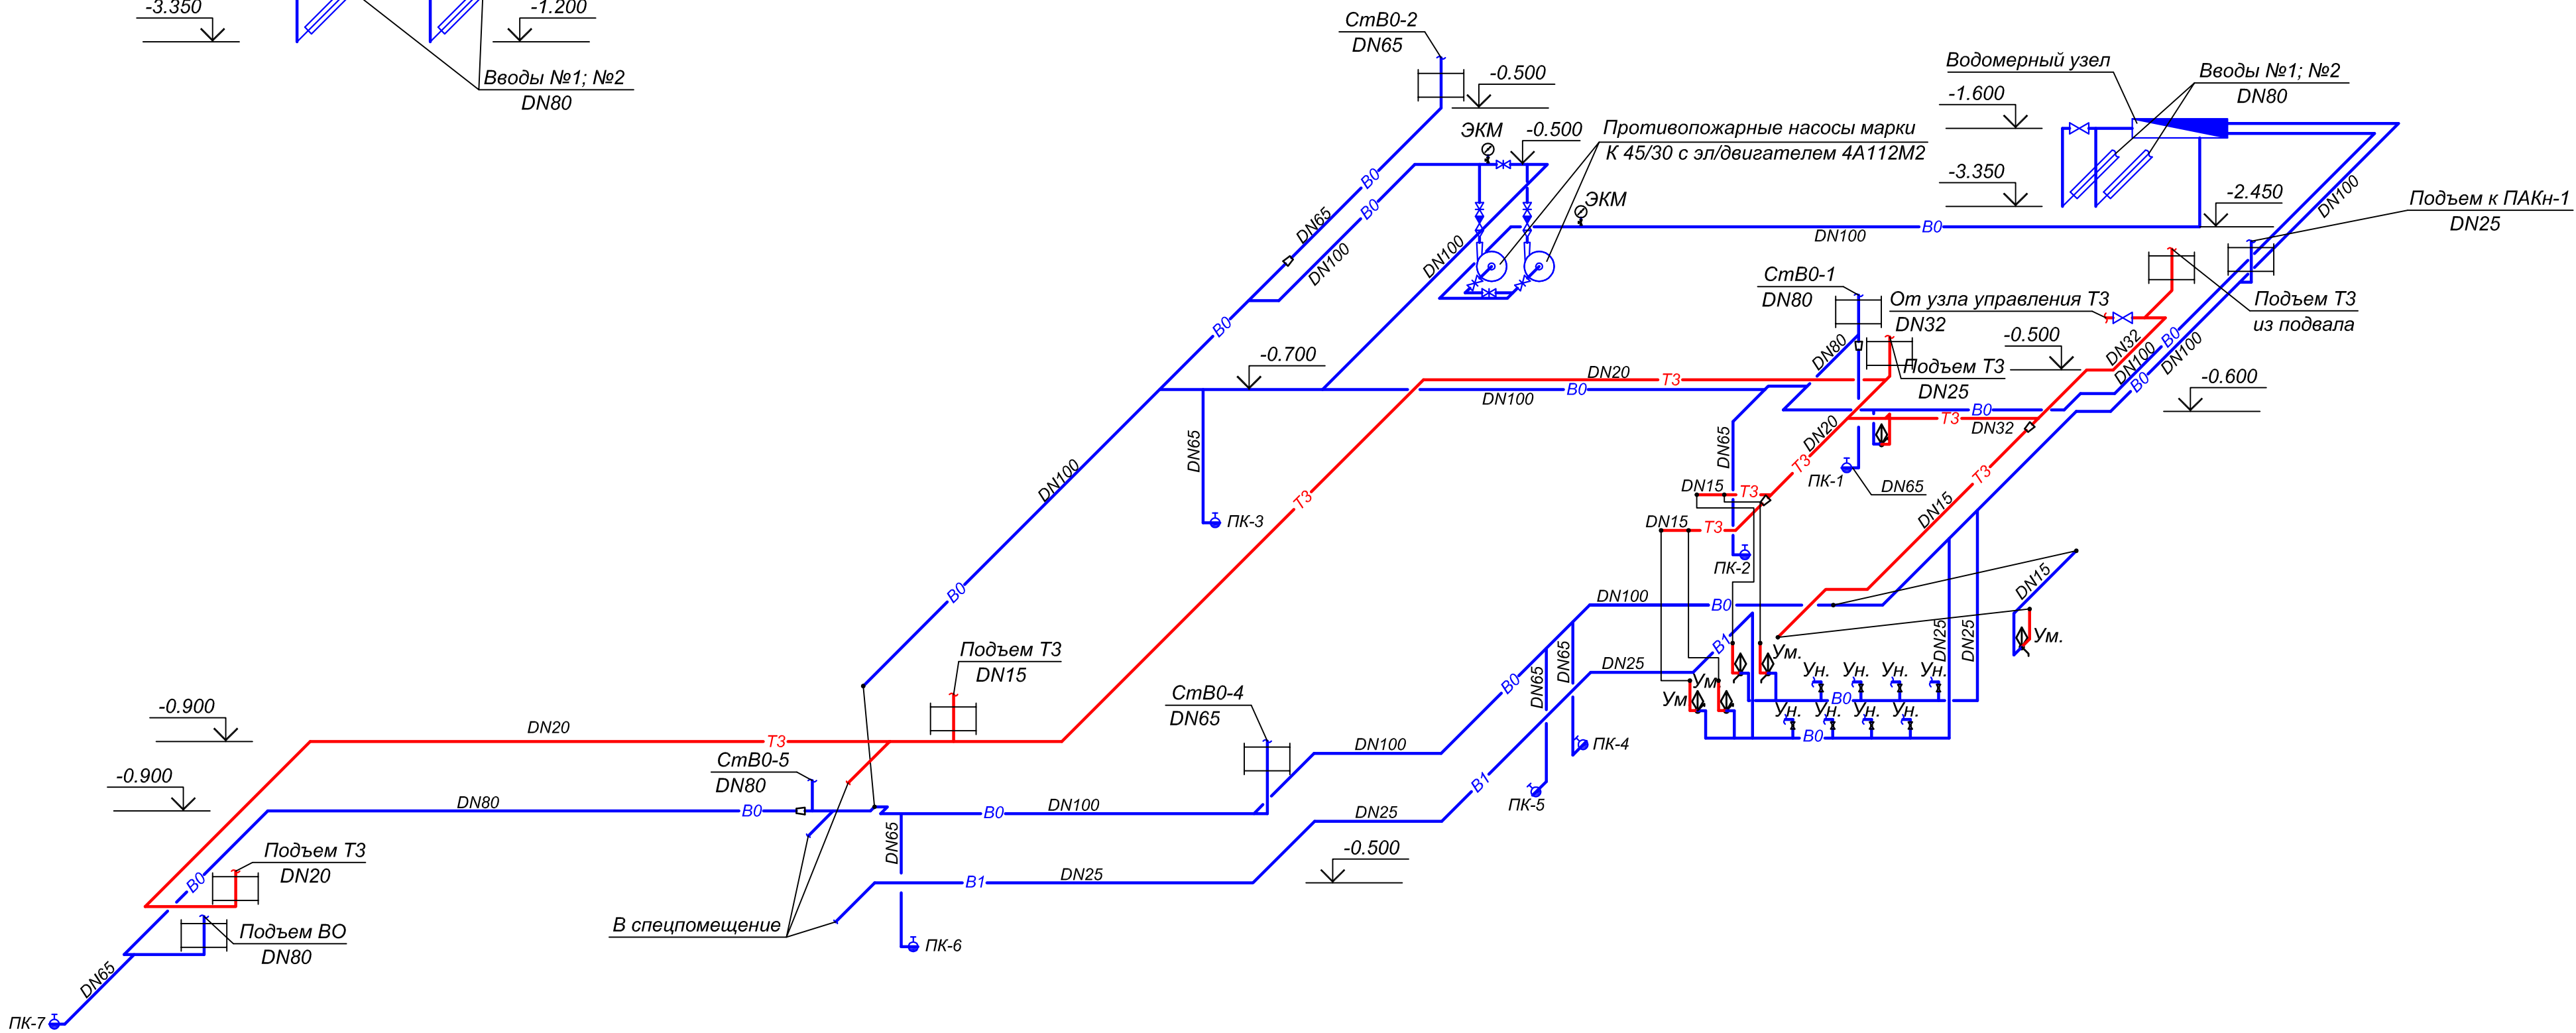

Согласовано:			
Изм.	Лист	Кол.уч.	Недок.
Разработ.	Носов	Шанаев	Иванов
Проверил	Шанаев	Шанаев	Иванов
Рук. пр.	Шанаев	Шанаев	Иванов
Н. контр.	Носов	Шанаев	Иванов
ГИП	Иванов	Шанаев	Иванов

00703-42-ВК					
АУ «Экспериментальный театр» Минкультуры Чувашии, Чувашская Республика, г. Новочебоксарск, ул. Винокурова, д. 42					
Изм.	Лист	Кол.уч.	Недок.	Подпись	Дата
Разработ.	Носов	Шанаев	Иванов	Шанаев	Иванов
Проверил	Шанаев	Шанаев	Иванов	Шанаев	Иванов
Рук. пр.	Шанаев	Шанаев	Иванов	Шанаев	Иванов
Н. контр.	Носов	Шанаев	Иванов	Шанаев	Иванов
ГИП	Иванов	Шанаев	Иванов	Шанаев	Иванов
Капитальный ремонт объекта недвижимого имущества "Нежилое помещение"				Стадия	Лист
Водомерный узел. Схемы ВО и ТЗ в подвале				П	7
ООО "Промпроектстрой-Н" 2020 г.				Листов	

Схемы ВО и ТЗ на этажах

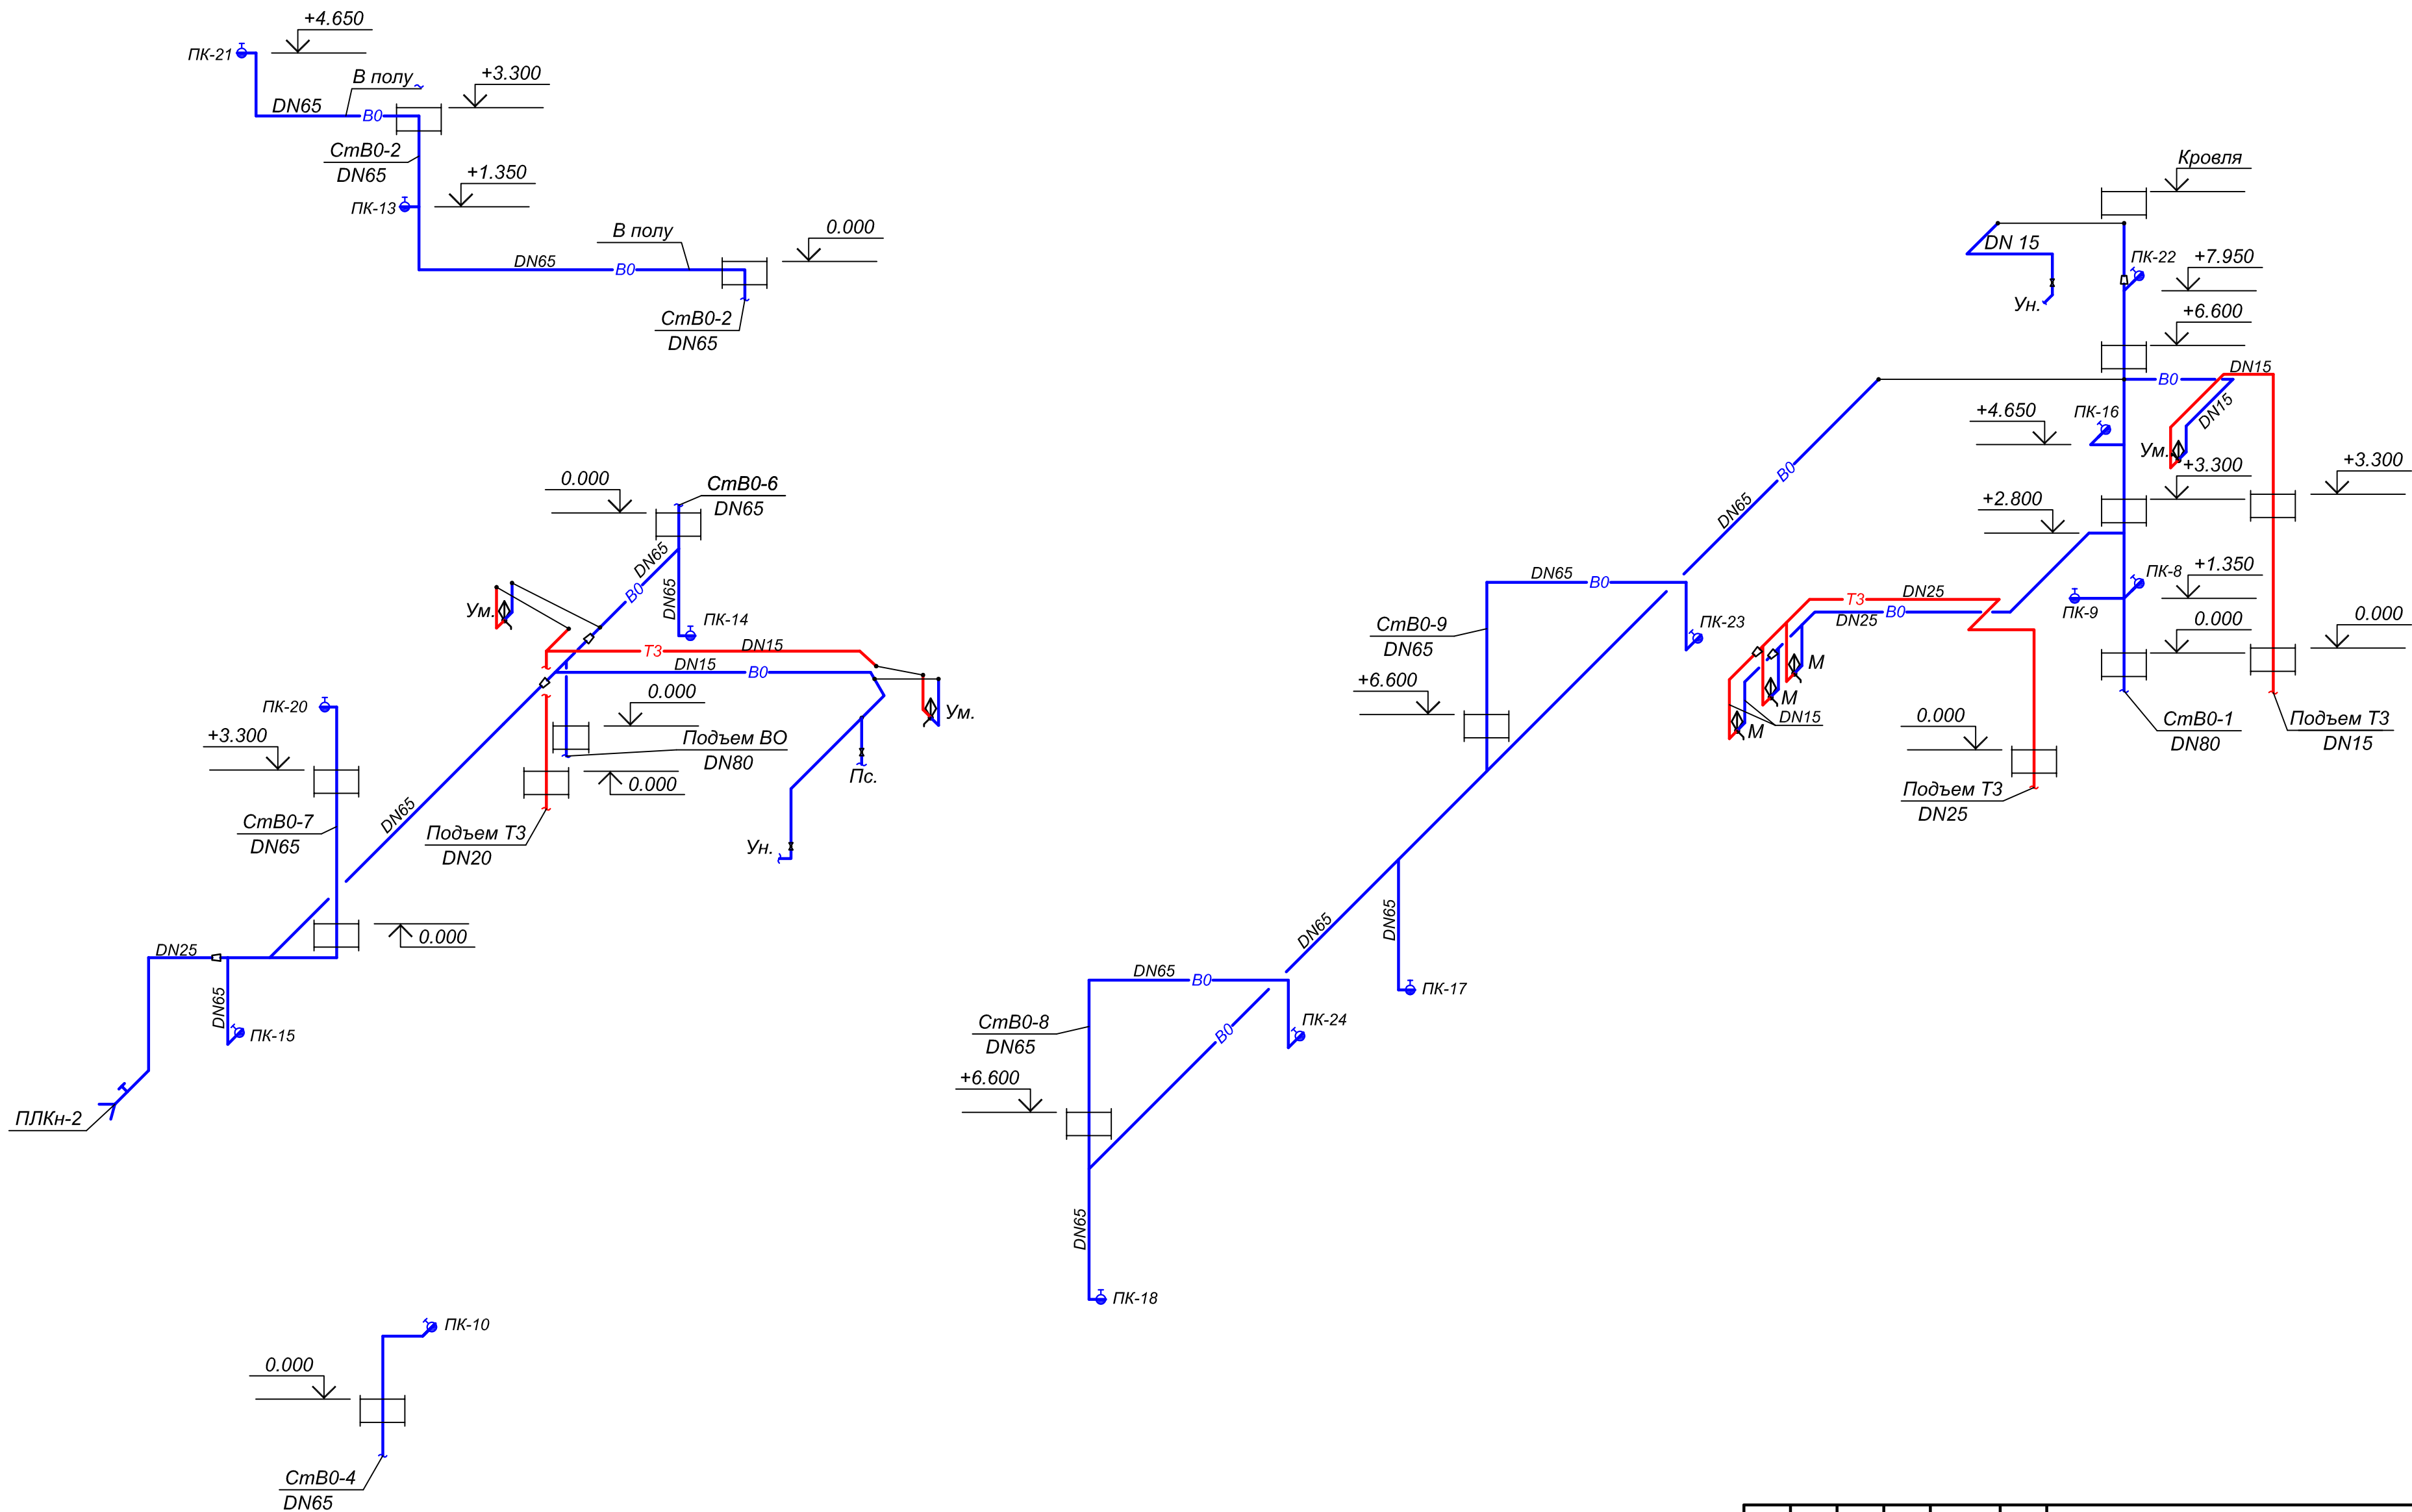

							00703-42-ВК			
							АУ «Экспериментальный театр» Минкультуры Чувашии, Чувашская Республика, г. Новочебоксарск, ул. Винокурова, д. 42			
Изм.	Лист	Кол.уч.	Недок.	Подпись	Дата		Капитальный ремонт объекта недвижимого имущества "Нежилое помещение"	Стадия	Лист	Листов
Разработ.	Носов							П	8	
Проверил	Шанаев									
Рук. пр.	Шанаев									
Н. контр.	Носов						Схемы ВО и ТЗ на этажах	ООО "Промпроектстрой-Н" 2020 г.		
ГИП	Иванов									


Согласовано:

Име. N подл. Подпись и дата Взам. ине. N

Схема системы К1

Схема системы К1

Схема системы К2

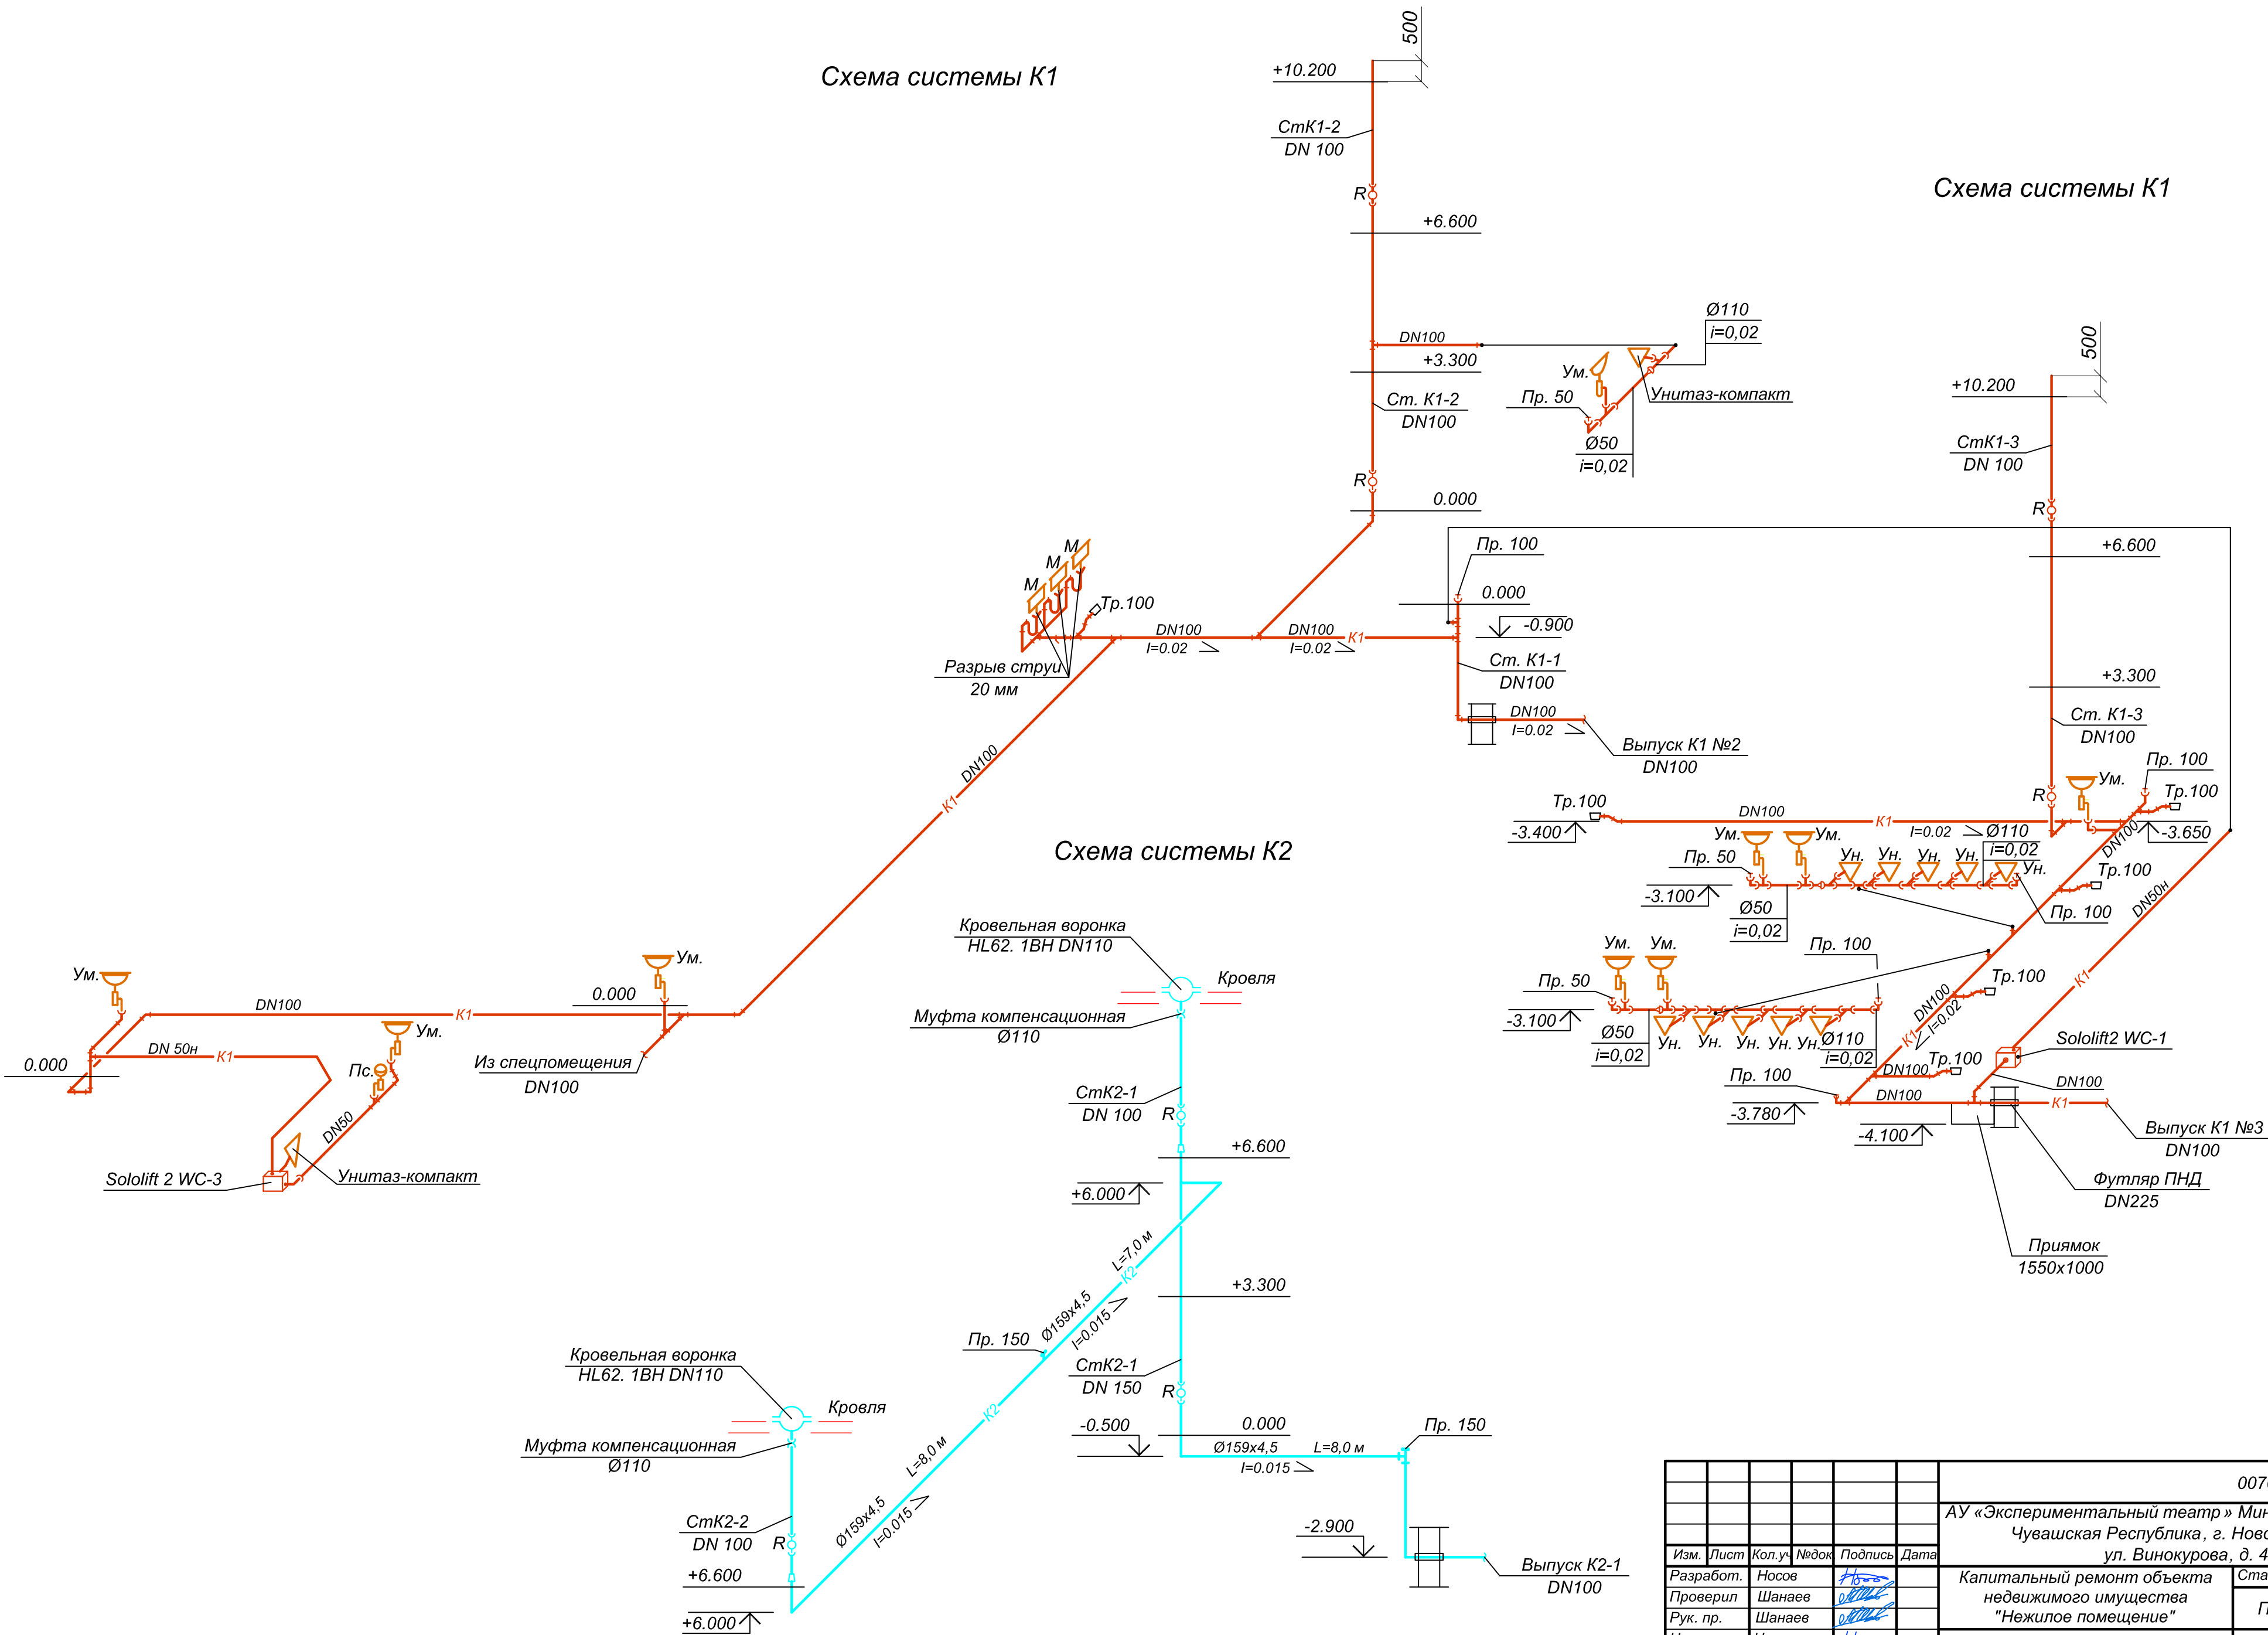

						00703-42-ВК				
						АУ «Экспериментальный театр» Минкультуры Чувашии, Чувашская Республика, г. Новочебоксарск, ул. Винокурова, д. 42				
Изм.	Лист	Кол.уч.	Недок.	Подпись	Дата					
Разработ.	Носов					Капитальный ремонт объекта недвижимого имущества "Нежилое помещение"	Стадия	Лист	Листов	
Проверил	Шанаев						П	9		
Рук. пр.	Шанаев									
Н. контр.	Носов					Схемы систем К1 и К2	ООО "Промпроектстрой-Н" 2020 г.			
ГИП	Иванов									

Согласовано:					Поз.	Наименование и технические характеристики оборудования и материалов	Тип, марка оборудования. Обозначение документа, опросного листа	Код оборудования, изделия, материала	Завод-изготовитель	Единица измерения	Кол-во	Масса ед., кг	Примечание
					1	2	3	4	5	6	7	8	9
						Сеть объединенного водопровода (ВО)							
						Насос консольный Q=45 м³/час; Rнап=32 м; N=7,5 кВт; U=220 В	К 45/30			шт.	2	113	
						Клапан обратный поворотный межфланцевый DN100 PN16	19ч21р	ТУ 26-07-1450-89		шт.	2	5,5	
						Задвижка чугунная DN100 PN16 фланцевая	31ч6бр			шт.	6	21,2	
						Фланец плоский приварной с соединительным выступом 1-100(А)-16 сталь 20 DN100	ГОСТ 12820-2001			шт.	14	4,73	
						Прокладка эластичная А-100-16 ПОН	ГОСТ 15180-86			шт.	14	0,05	
						Болт М16-6х65 сталь 35	ГОСТ 7798-70			шт.	56	0,07	
						Гайка М16-6Н.5 сталь 25	ГОСТ 5915-70			шт.	56	0,018	
						Шайба А.16.01 сталь 20	ГОСТ 11371-78			шт.	56	0,015	
						Труба электросварная Ø108х4 сталь 20(Ду100)	ГОСТ 10704-91			м	145	10,26	
						Труба электросварная Ø76х3,5 сталь 20(Ду65)	ГОСТ 10704-91			м	81	5,26	
						Труба электросварная Ø89х4 сталь 20(Ду80)	ГОСТ 10704-91			м	20	8,39	
						Труба электросварная Ø32х2,5 сталь 20(Ду25)	ГОСТ 10704-91			м	55	1,82	
						Труба водогазопроводная Ø21,3х2,8 сталь 20(Ду15)	ГОСТ 3262-75			м	58	1,28	
						Вентиль (клапан) муфтовый DN15 PN16	15ч8п2			шт.	9	2,1	
						Кран шаровой муфтовый DN32; PN16	11б27п1			шт.	1	0,55	
						Труба электросварная Ø38х2,5 сталь 20	ГОСТ 10704-91			м	5	2,19	
						Вентиль пожарный муфтовый DN50; PN10	1Б1р			шт.	24	1,74	
						Ствол пожарный РС-65	ГОСТ 9923-80			шт.	24	1,70	
Изм. N	Взам. инв. N				Головка напорная ГР-65	ГОСТ 28352-89			шт.	48			
					Головка напорная ГМ-65	ГОСТ 28352-89			шт.	48			
					Рукав пожарный латексированный DN65 L=20 м	ГОСТ Р 51049-2008			шт.	24	9,00		
					Шкаф пожарный	ШПК-Пульс -320Н		НПО "Пульс"	шт.	24			
					Крепление трубопроводов				шт.	100	100		
					Подводка гибкая "Аква Лайн" (к бачку унитаза и писуара)				шт.	13			
									00703-42-ВК.С				Лист
													2
Изм.	Лист	Кол.уч	№док	Подпись	Дата								

				Поз.	Наименование и технические характеристики оборудования и материалов	Тип, марка оборудования. Обозначение документа, опросного листа	Код оборудования, изделия, материала	Завод-изготовитель	Единица измерения	Кол-во	Масса ед., кг	Примечание
				1	2	3	4	5	6	7	8	9
Согласовано:					Сеть объединенного водопровода (ВО)							
					Насос консольный Q=45 м³/час; Rнап=32 м; N=7,5 кВт; U=220 В	К 45/30			шт.	2	113	
					Клапан обратный поворотный межфланцевый DN100 PN16	19ч21р	ТУ 26-07-1450-89		шт.	2	5,5	
					Задвижка чугунная DN100 PN16 фланцевая	31ч6бр			шт.	6	21,2	
					Фланец плоский приварной с соединительным выступом 1-100(А)-16 сталь 20 DN100	ГОСТ 12820-2001			шт.	14	4,73	
					Прокладка эластичная А-100-16 ПОН	ГОСТ 15180-86			шт.	14	0,05	
					Болт М16-6х65 сталь 35	ГОСТ 7798-70			шт.	56	0,07	
					Гайка М16-6Н.5 сталь 25	ГОСТ 5915-70			шт.	56	0,018	
					Шайба А.16.01 сталь 20	ГОСТ 11371-78			шт.	56	0,015	
					Труба электросварная Ø108х4 сталь 20(Ду100)	ГОСТ 10704-91			м	145	10,26	
					Труба электросварная Ø76х3,5 сталь 20(Ду65)	ГОСТ 10704-91			м	81	5,26	
					Труба электросварная Ø89х4 сталь 20(Ду80)	ГОСТ 10704-91			м	20	8,39	
					Труба электросварная Ø32х2,5 сталь 20(Ду25)	ГОСТ 10704-91			м	55	1,82	
					Труба водогазопроводная Ø21,3х2,8 сталь 20(Ду15)	ГОСТ 3262-75			м	58	1,28	
					Вентиль (клапан) муфтовый DN15 PN16	15ч8п2			шт.	9	2,1	
					Кран шаровой муфтовый DN32; PN16	11б27п1			шт.	1	0,55	
					Труба электросварная Ø38х2,5 сталь 20	ГОСТ 10704-91			м	5	2,19	
					Вентиль пожарный муфтовый DN50; PN10	1Б1р			шт.	24	1,74	
					Ствол пожарный РС-65	ГОСТ 9923-80			шт.	24	1,70	
					Головка напорная ГР-65	ГОСТ 28352-89			шт.	48		
					Головка напорная ГМ-65	ГОСТ 28352-89			шт.	48		
Взам. инв. N					Рукав пожарный латексированный DN65 L=20 м	ГОСТ Р 51049-2008			шт.	24	9,00	
					Шкаф пожарный	ШПК-Пульс -320Н		НПО "Пульс"	шт.	24		
					Крепление трубопроводов				шт.	100	50	
					Подводка гибкая "Аква Лайн" (к бачку унитаза и писуара)				шт.	13		
Инва. N подл.												
												Лист
				00703-42-ВК.С								2
				Изм.	Лист	Кол.уч	Недок	Подпись	Дата			

Согласовано:					Поз.	Наименование и технические характеристики оборудования и материалов	Тип, марка оборудования. Обозначение документа, опросного листа	Код оборудования, изделия, материала	Завод-изготовитель	Единица измерения	Кол-во	Масса ед., кг	Примечание
					1	2	3	4	5	6	7	8	9
						Сеть горячего водопровода (ТЗ)							
						Кран шаровой муфтовый DN32; PN16	11627п1			шт.	1	0,55	
						Труба электросварная Ø38х2,5 сталь 20(Ду32)	ГОСТ 10704-91			м	12	2,19	
						Труба электросварная Ø25х2,5 сталь 20(Ду20)	ГОСТ 10704-91			м	56	1,39	
						Труба водогазопроводная Ø21,3х2,8 сталь 20(Ду15)	ГОСТ 3262-75			м	65	1,28	
						Герметизация трубопровода ввода горячего водоснабжения	Комплекс 7373-3			шт.	1		
						Герметизация трубопровода выпуска горячего водоснабжения	Комплекс 7373-3			шт.	1		
						Отвод крутоизогнутый 90-38х2,5 сталь 20(Ду32)	ГОСТ 17375-2001			шт.	5	0,2	
						Отвод крутоизогнутый 90-32х2,5 сталь 20(Ду25)	ГОСТ 17375-2001			шт.	5	0,2	
						Переход стальной концентрический К-1-42,4х3,6-21,3х3,2 сталь 20(Ду32-15)	ГОСТ 17378-2001			шт.	1	0,17	
						Переход стальной концентрический К-1-33,7х3,2-21,3х3,2 сталь 20(Ду25-20)	ГОСТ 17378-2001			шт.	1	0,12	
						Переход стальной концентрический К-1-26,9х3,2-21,3х3,2 сталь 20(Ду20-15)	ГОСТ 17378-2001			шт.	1	0,07	
						Отвод крутоизогнутый 90-1-21,3х3,2 сталь 20(Ду15)	ГОСТ 17375-2001			шт.	25	0,06	

[illegible]



АУ «Экспериментальный театр» Минкультуры Чувашии, Чувашская Республика,
г. Новочебоксарск, ул. Винокурова, д. 42.

Капитальный ремонт объекта недвижимого имущества "Нежилое помещение".

Дефектная ведомость водопровода и канализации

№ пп	Наименование	Ед. изм.	Кол.	Примечание
1	2	3	4	5
Раздел 2. Капитальный ремонт объекта недвижимого имущества «Нежилое помещение» по ВК				
Демонтажные работы				
1. Водопровод ВО и ТЗ				
1	Снятие задвижки эл./приводом DN100	шт.	1	
2	Снятие задвижки чугунной DN100 PN16	шт.	4	
3	Снятие манометра общего назначения	шт.	1	
4	Снятие счетчика холодной воды DN32	шт.	1	
5	Снятие стальной электросварной трубы DN100	м	149	
6	Демонтаж насоса К45/30	шт.	2	
7	Снятие клапана обратного 19ч21р DN100 HN16	шт.	2	
8	Снятие стальной электросварной трубы DN65	м	81	
9	Снятие стальной электросварной трубы DN80	м	1	
10	Снятие стальной электросварной трубы DN25	м	55	
11	Снятие стальной водогазопроводной трубы D15	м	123	
12	Снятие вентиля 15ч8п2 DN15 PN16	шт.	9	
13	Снятие кран шарового 11627п1 DN32 PN16	шт.	2	
14	Снятие вентиля пожарного 1Б1р DN65 PN10	шт.	23	
15	Снятие ствола пожарного РС-65	шт.	23	
16	Снятие головки пожарного ГР-56	шт.	23	
17	Снятие головки пожарного ГМ-65	шт.	23	
18	Снятие рукава пожарного DN65 L=20 м	шт.	23	
19	Снятие шкафа пожарного ШПК-320Н	шт.	23	
20	Снятие унитаза тарельчатого с бачком «Компакт»	шт.	12	
21	Снятие мойки с сифоном	шт.	3	
22	Снятие поливочного крана 116р27п DN25	шт.	2	
2. Хозяйственно-бытовая канализация (К1)				
24	Снятие трубы стальной электросварной DN32	м	12	

25	Снятие трубы стальной электросварной DN20	м	56	
26	Снятие трубы канализационной Ф110 ПВХ	м	142	
27	Снятие трубы канализационной Ф 50 ПВХ	м	30	
	3. Ливневая канализация (К2)			
28	Снятие трубы ПНД Ф110	м	10	
29	Снятие трубы ПНД Ф150	м	32	
30	Демонтаж воронки водосточного ВР-9	шт..	2	

* - на монтаж системы электроснабжения здания разрабатывается смета к проекту 00703-42-ЭМ, 00703-42-ЭО, 00703-42-ЭН.

ГИП ООО «Промпроектстрой»

Ю.М. Иванов